



電 気 工 事 特 記 仕 様 書

工 事 名 称	令和3年度 海南文化館ホール映像配信システム設備等購入												
工 事 場 所	徳島県海部郡海陽町四方原字杉谷73番地												
工 事 期 間	令和 3年 月 日 ~ 令和 3年 月 日												
一 般 事 項	<p>1) 本工事は設計図書、特記仕様書並びに平成31年版国土交通省大臣官房官庁営繕部監修「公共建築工事標準仕様書（電気設備工事編）」に基づき、関係諸官庁の規則に準拠し、担当係員の指示に従い完全に施工すること。</p> <p>2) 本工事に使用する諸材料は、JIS、JEC規格に合格した品質優秀な新品とし、事前に見本品または承認図、製作図を係員に提出し、承認を受けた後正式発注すること。</p> <p>3) 本工事に必要な、関係官庁への手続、申請等は請負者が代行し、これに伴う費用は請負者の負担とする。</p> <p>4) 本工事施工に際し、各工事との関連を考慮の上工事着手前に施工図を作成し、係員の承認を受けた後着工すること。</p> <p>5) 事前に関連工事部門と十分な打ち合わせを行い、工事進捗上支障が無い様にすると共に図示無き部分及び軽微なる変更等で工事完成上当然必要と思われる箇所については係員と協議の上無償にて施工すること。</p> <p>6) 本工事の施工に際しては、各工事に係る有資格者を努めて活用すること。</p>												
特 記 事 項	<p>1) 既設配線との接続が含まれる部分は、工事着手前及び完成後に既設配線の絶縁抵抗を測定すること。</p> <p>2) 屋外、地下ピット内及び機械室の配管支持材は、ステンレス製を使用する。</p> <p>3) 本工事に使用する合成樹脂可とう管はPF管（タイプ25）1重管・自己消火性合成樹脂を使用する。</p> <p>4) 配線器具は、大角形（フルカラー）配線器具を使用する。また、フラッシュプレートは新金属を使用する。</p> <p>5) 空配管には、予備線として、ビニール被覆鉄線（1.2mm以上）を入線し、行き先を表示する。</p> <p>6) ハンドホール、プルボックス、ジョイントボックス内等の各配線には、それぞれの用途、行き先、サイズ等を明記した銘板を取付ける。</p> <p>7) 既存機器等を再使用する場合は清掃後取付のこと。</p> <p>8) 屋外プルボックスは、防水型ステンレス製、焼付塗装仕上げとする。</p> <p>9) 既設壁はつり、貫通はダイヤモンドカッター使用を原則とする。</p> <p>10) 産業廃棄物処理は許可業者（運搬、処分場）にて行い、マニフェストにて適切に処理を行うこと。</p> <p>11) 図面に記入なき部分においても、現場施工上当然必要と思われる工事については、係員と協議のうえ、施工すること。</p>												
メーカーリスト	<table border="1"> <thead> <tr> <th>機 材 名</th> <th>製 造 業 者 名</th> </tr> </thead> <tbody> <tr> <td>電線・ケーブル</td> <td>JIS等規格品</td> </tr> <tr> <td>電線管</td> <td>JIS、JCS等規格品</td> </tr> <tr> <td>金属管付属品</td> <td>JIS、JCS等規格品</td> </tr> <tr> <td>配線器具</td> <td>JIS等規格品</td> </tr> <tr> <td>盤類</td> <td>パナソニック、日東工業、河村電器、一光電機、月の宮電機</td> </tr> </tbody> </table>	機 材 名	製 造 業 者 名	電線・ケーブル	JIS等規格品	電線管	JIS、JCS等規格品	金属管付属品	JIS、JCS等規格品	配線器具	JIS等規格品	盤類	パナソニック、日東工業、河村電器、一光電機、月の宮電機
機 材 名	製 造 業 者 名												
電線・ケーブル	JIS等規格品												
電線管	JIS、JCS等規格品												
金属管付属品	JIS、JCS等規格品												
配線器具	JIS等規格品												
盤類	パナソニック、日東工業、河村電器、一光電機、月の宮電機												

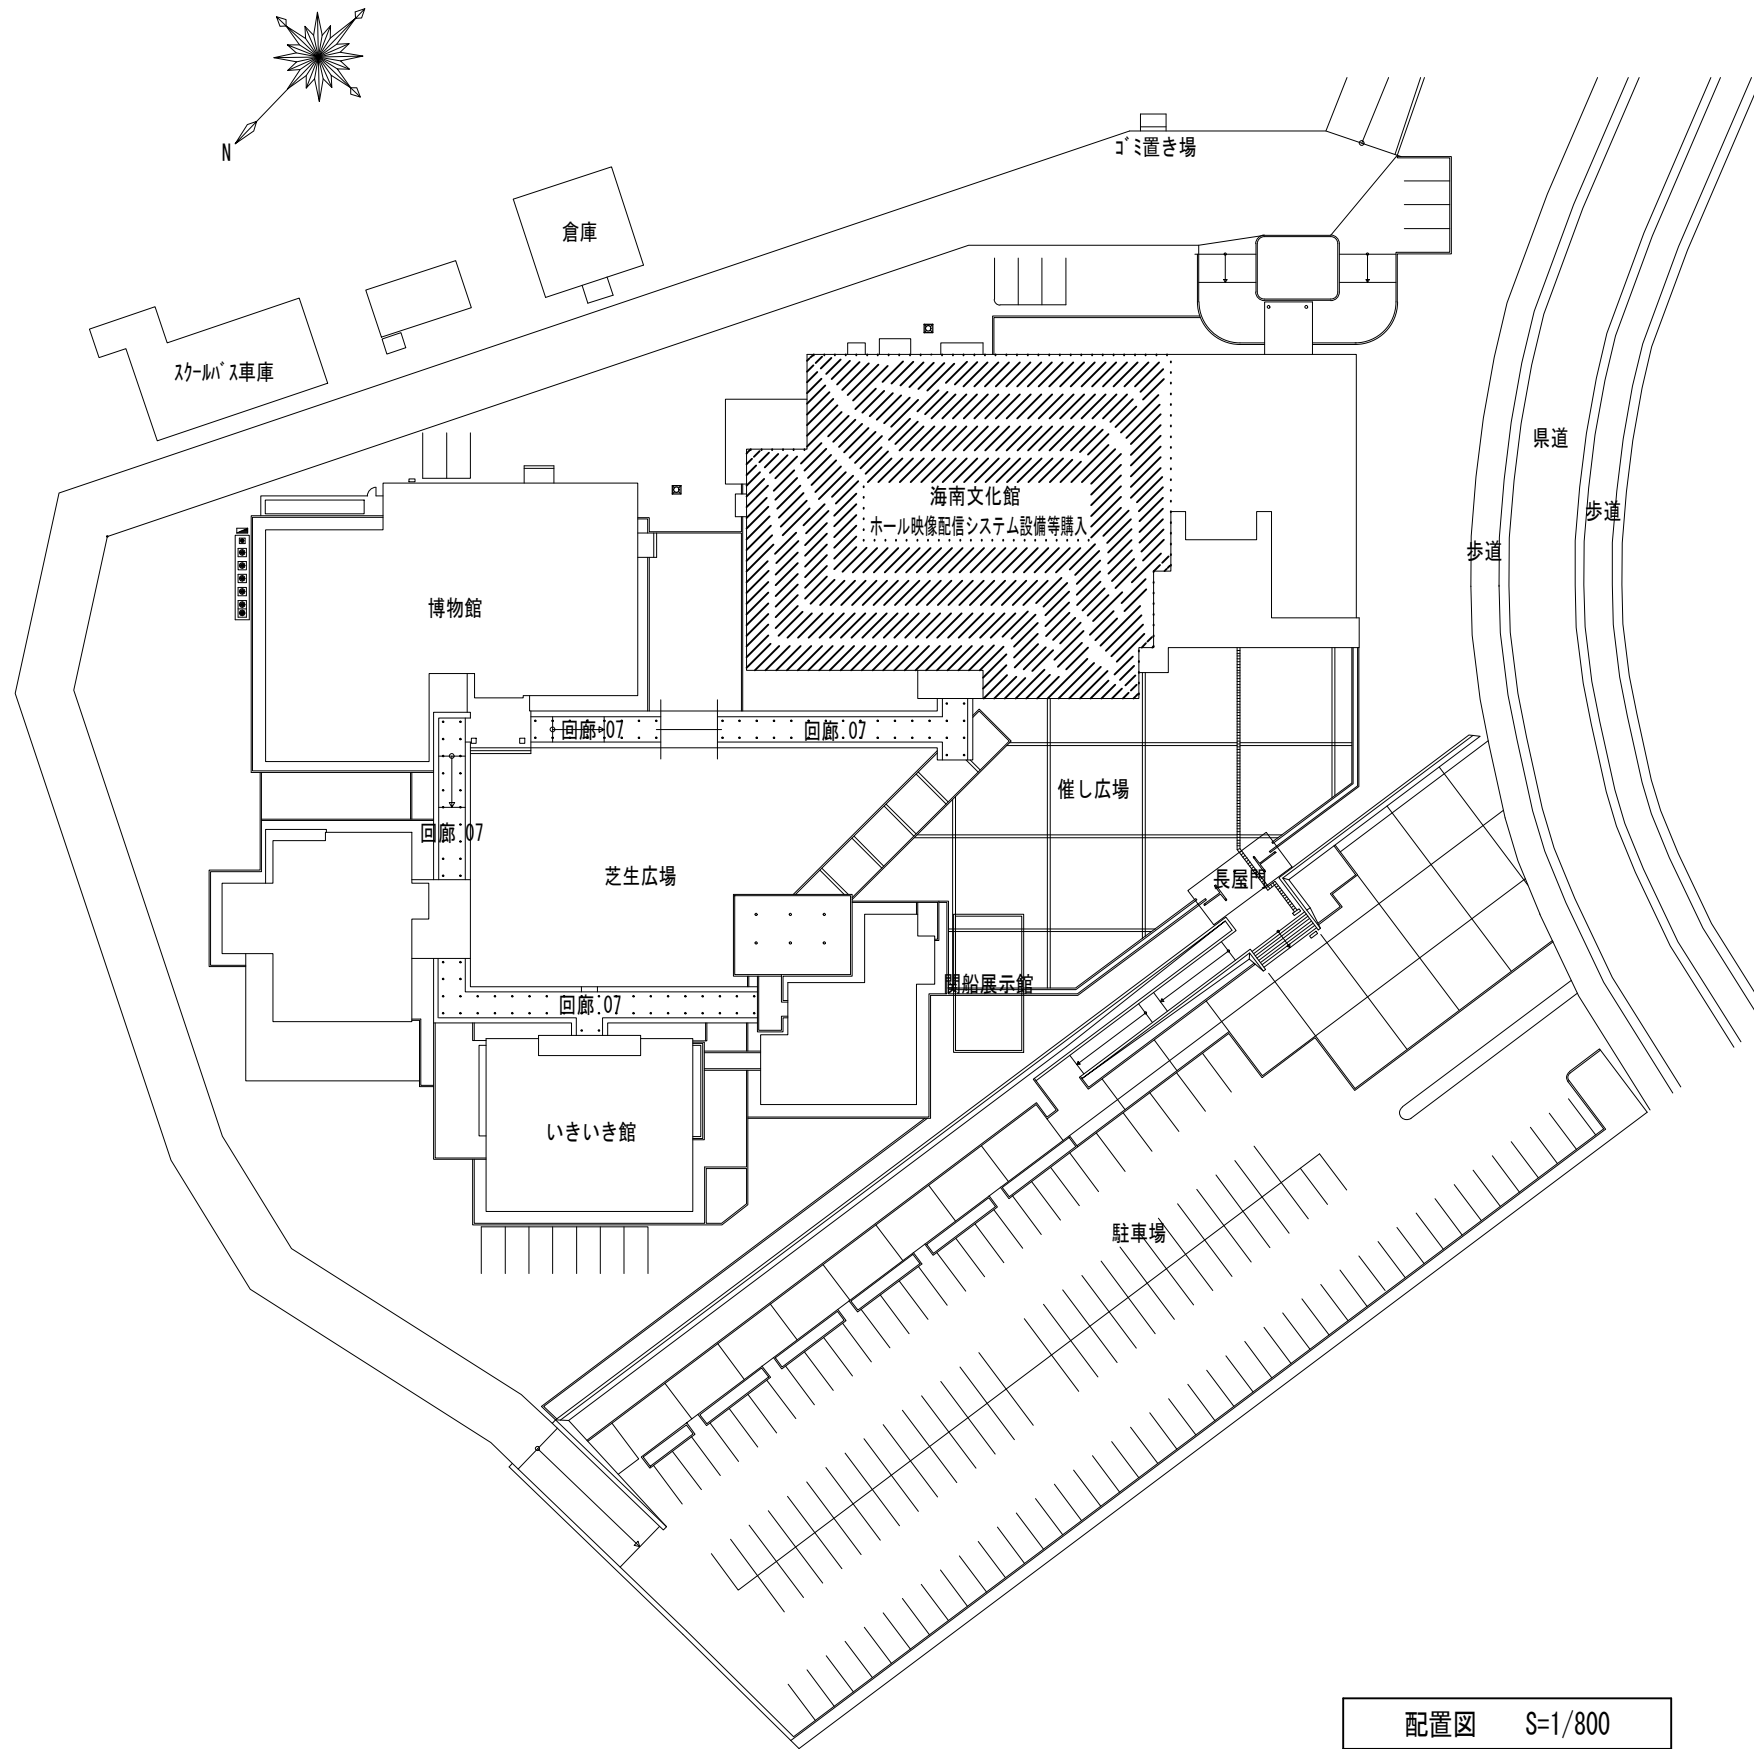

配置図 S=1/800

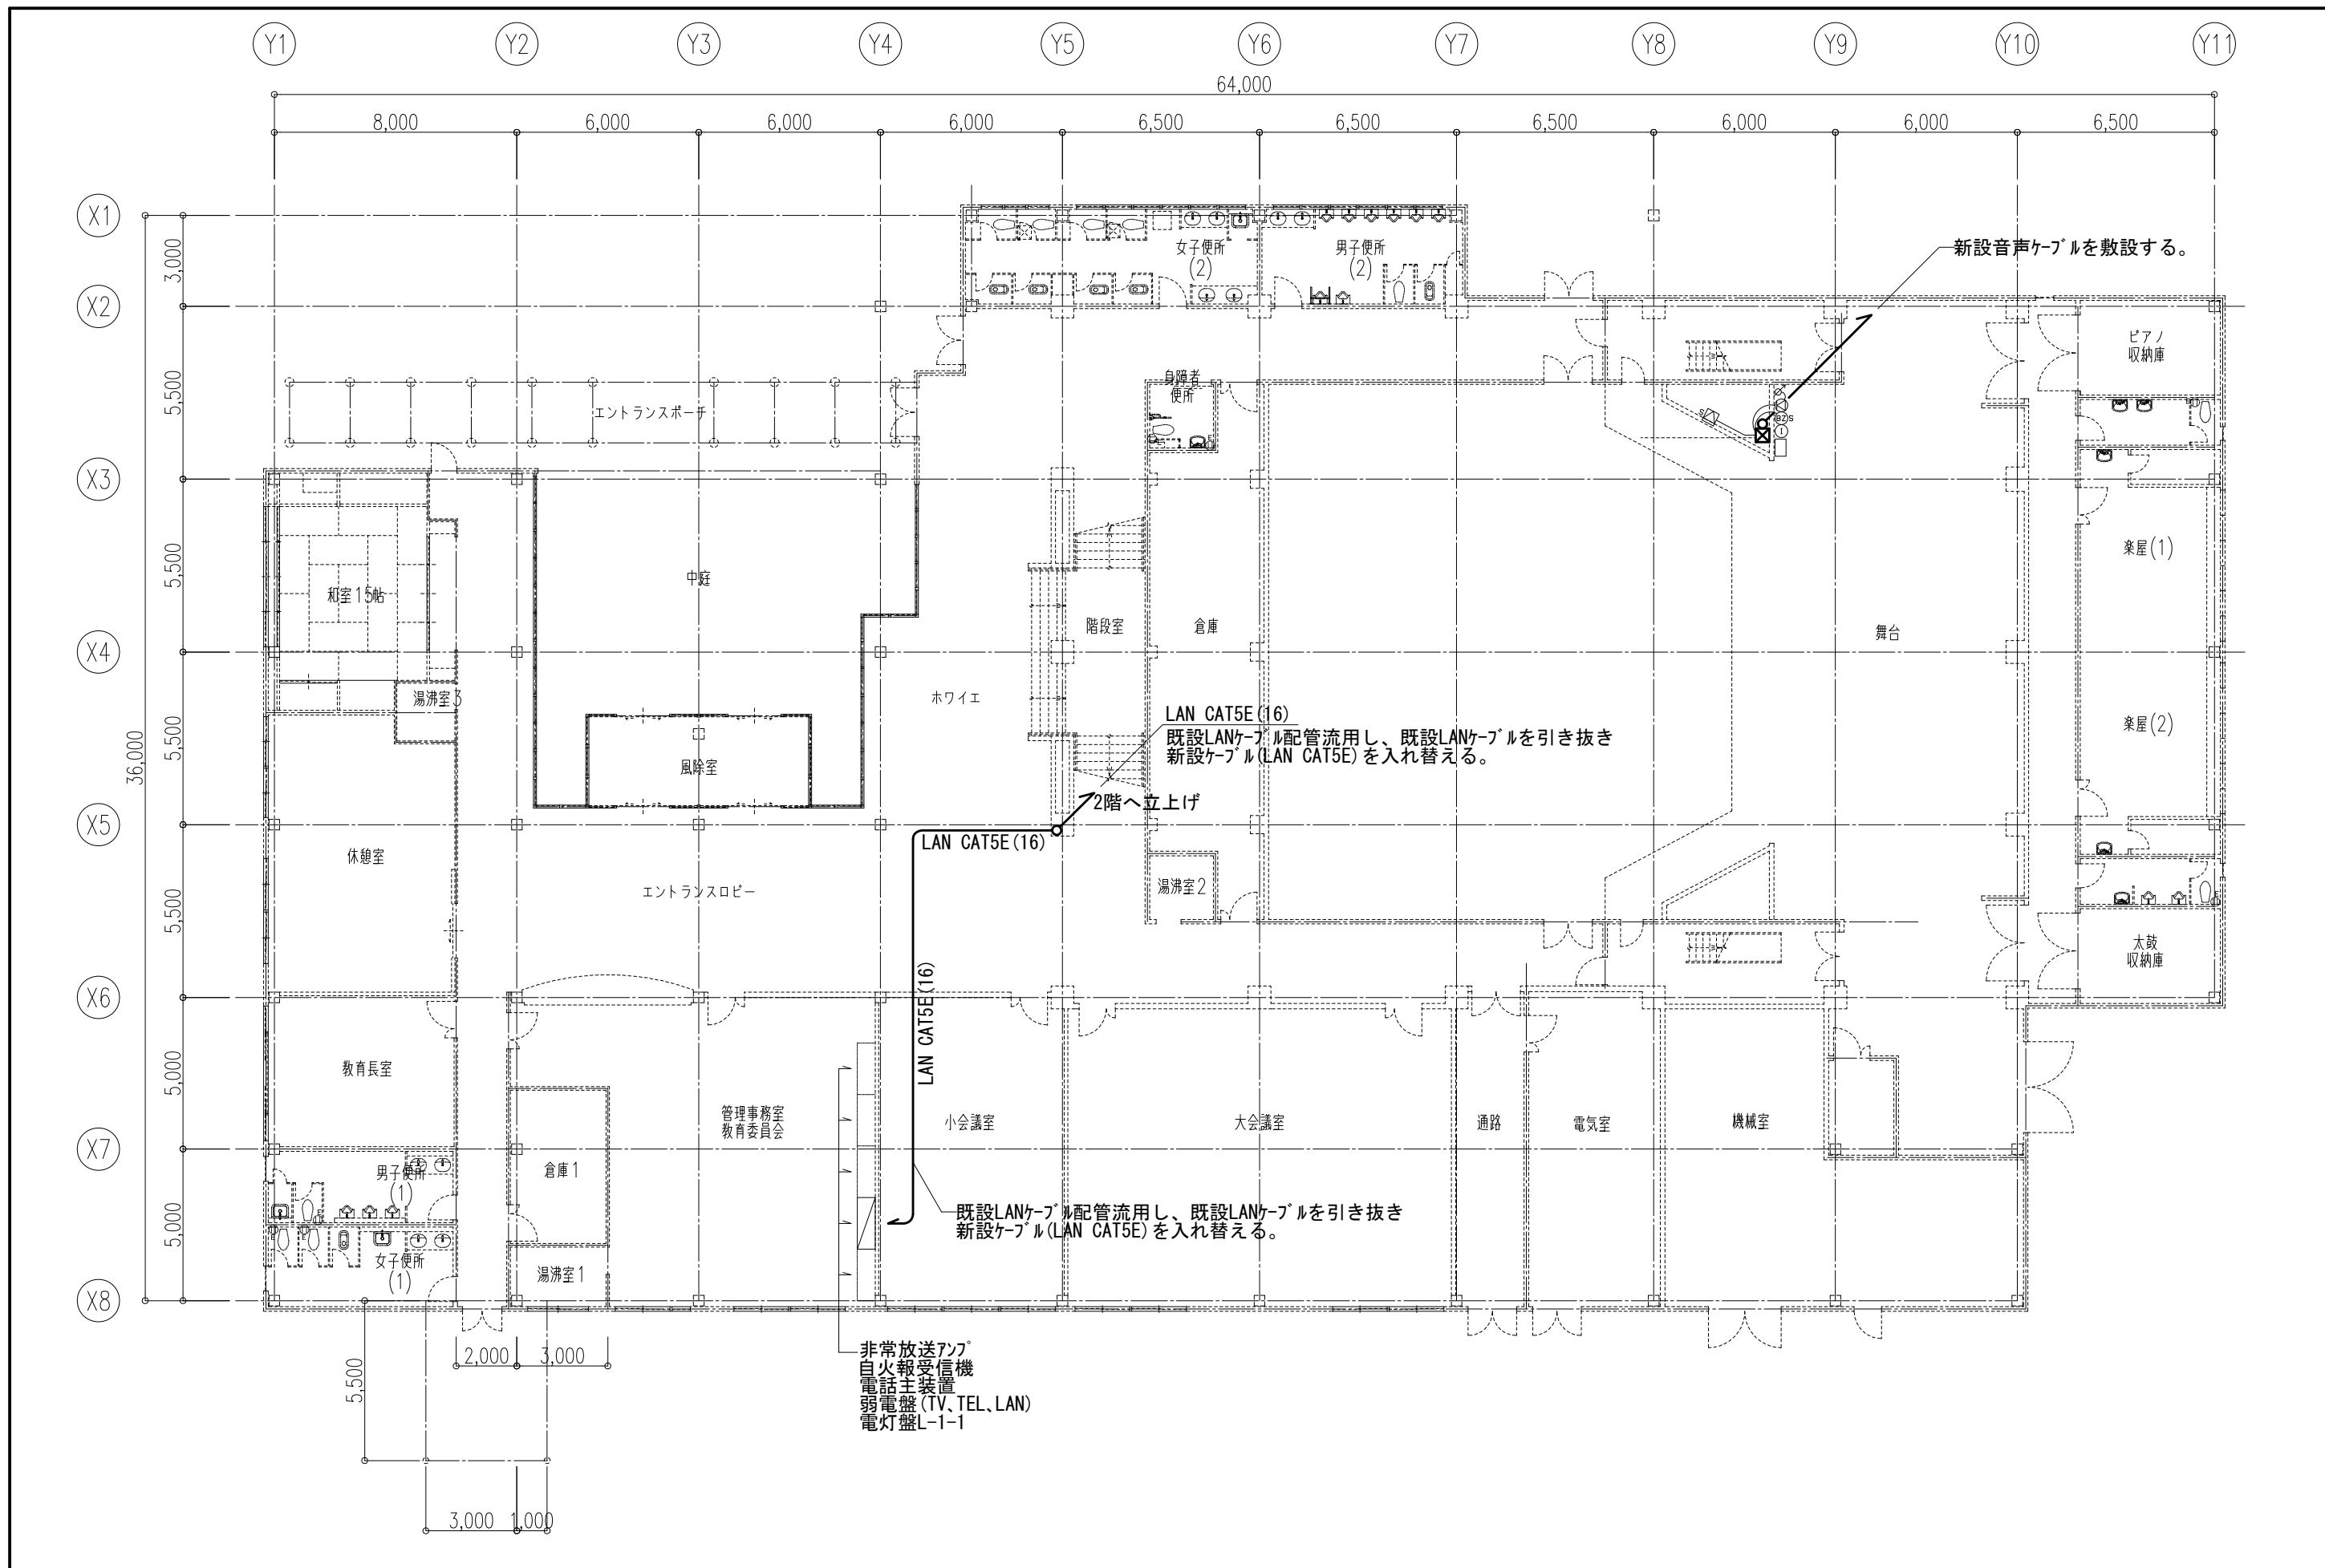


●工事名 令和3年度
海南文化館ホール映像配信システム設備等購入


●図面名 文化館 1階平面図

●図面番号 E-03

●縮尺 A3: 1/200
A4: 1/288

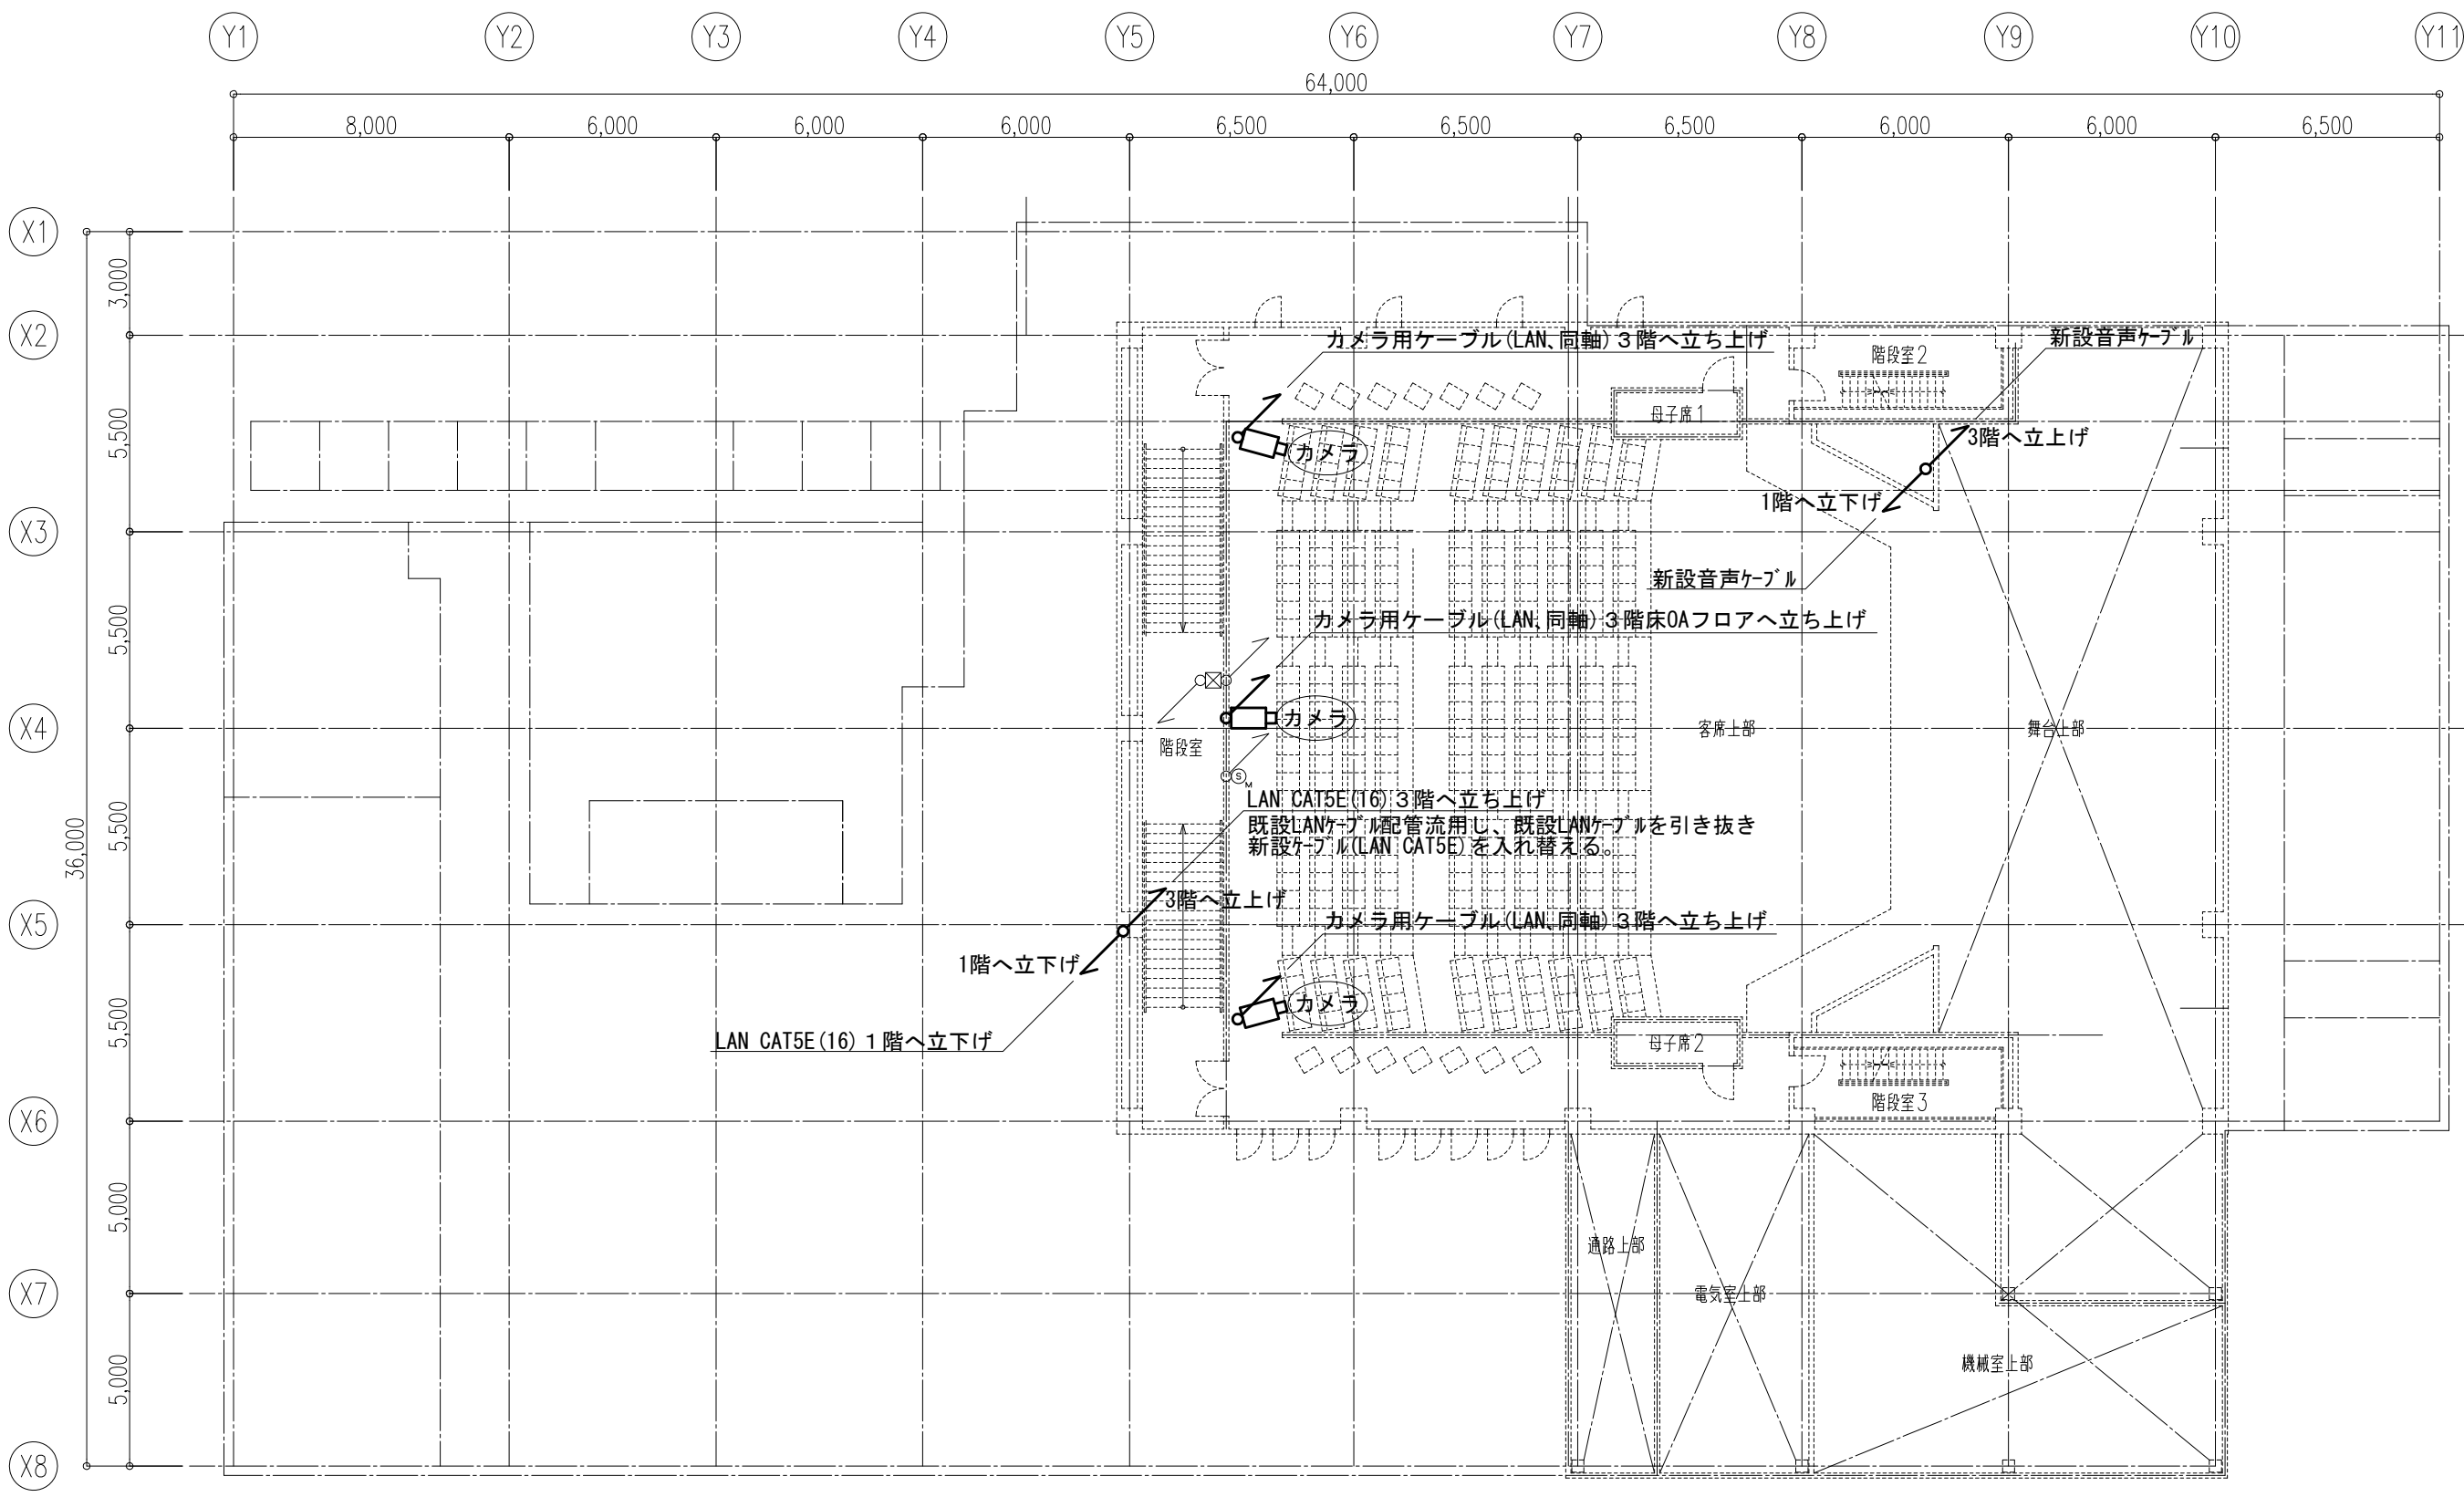

●工事名	令和3年度 海南文化館ホール映像配信システム設備等購入	●図面番号	E-04
●図面名	文化館 2階平面図	●縮尺	A3: 1/200 A4: 1/288

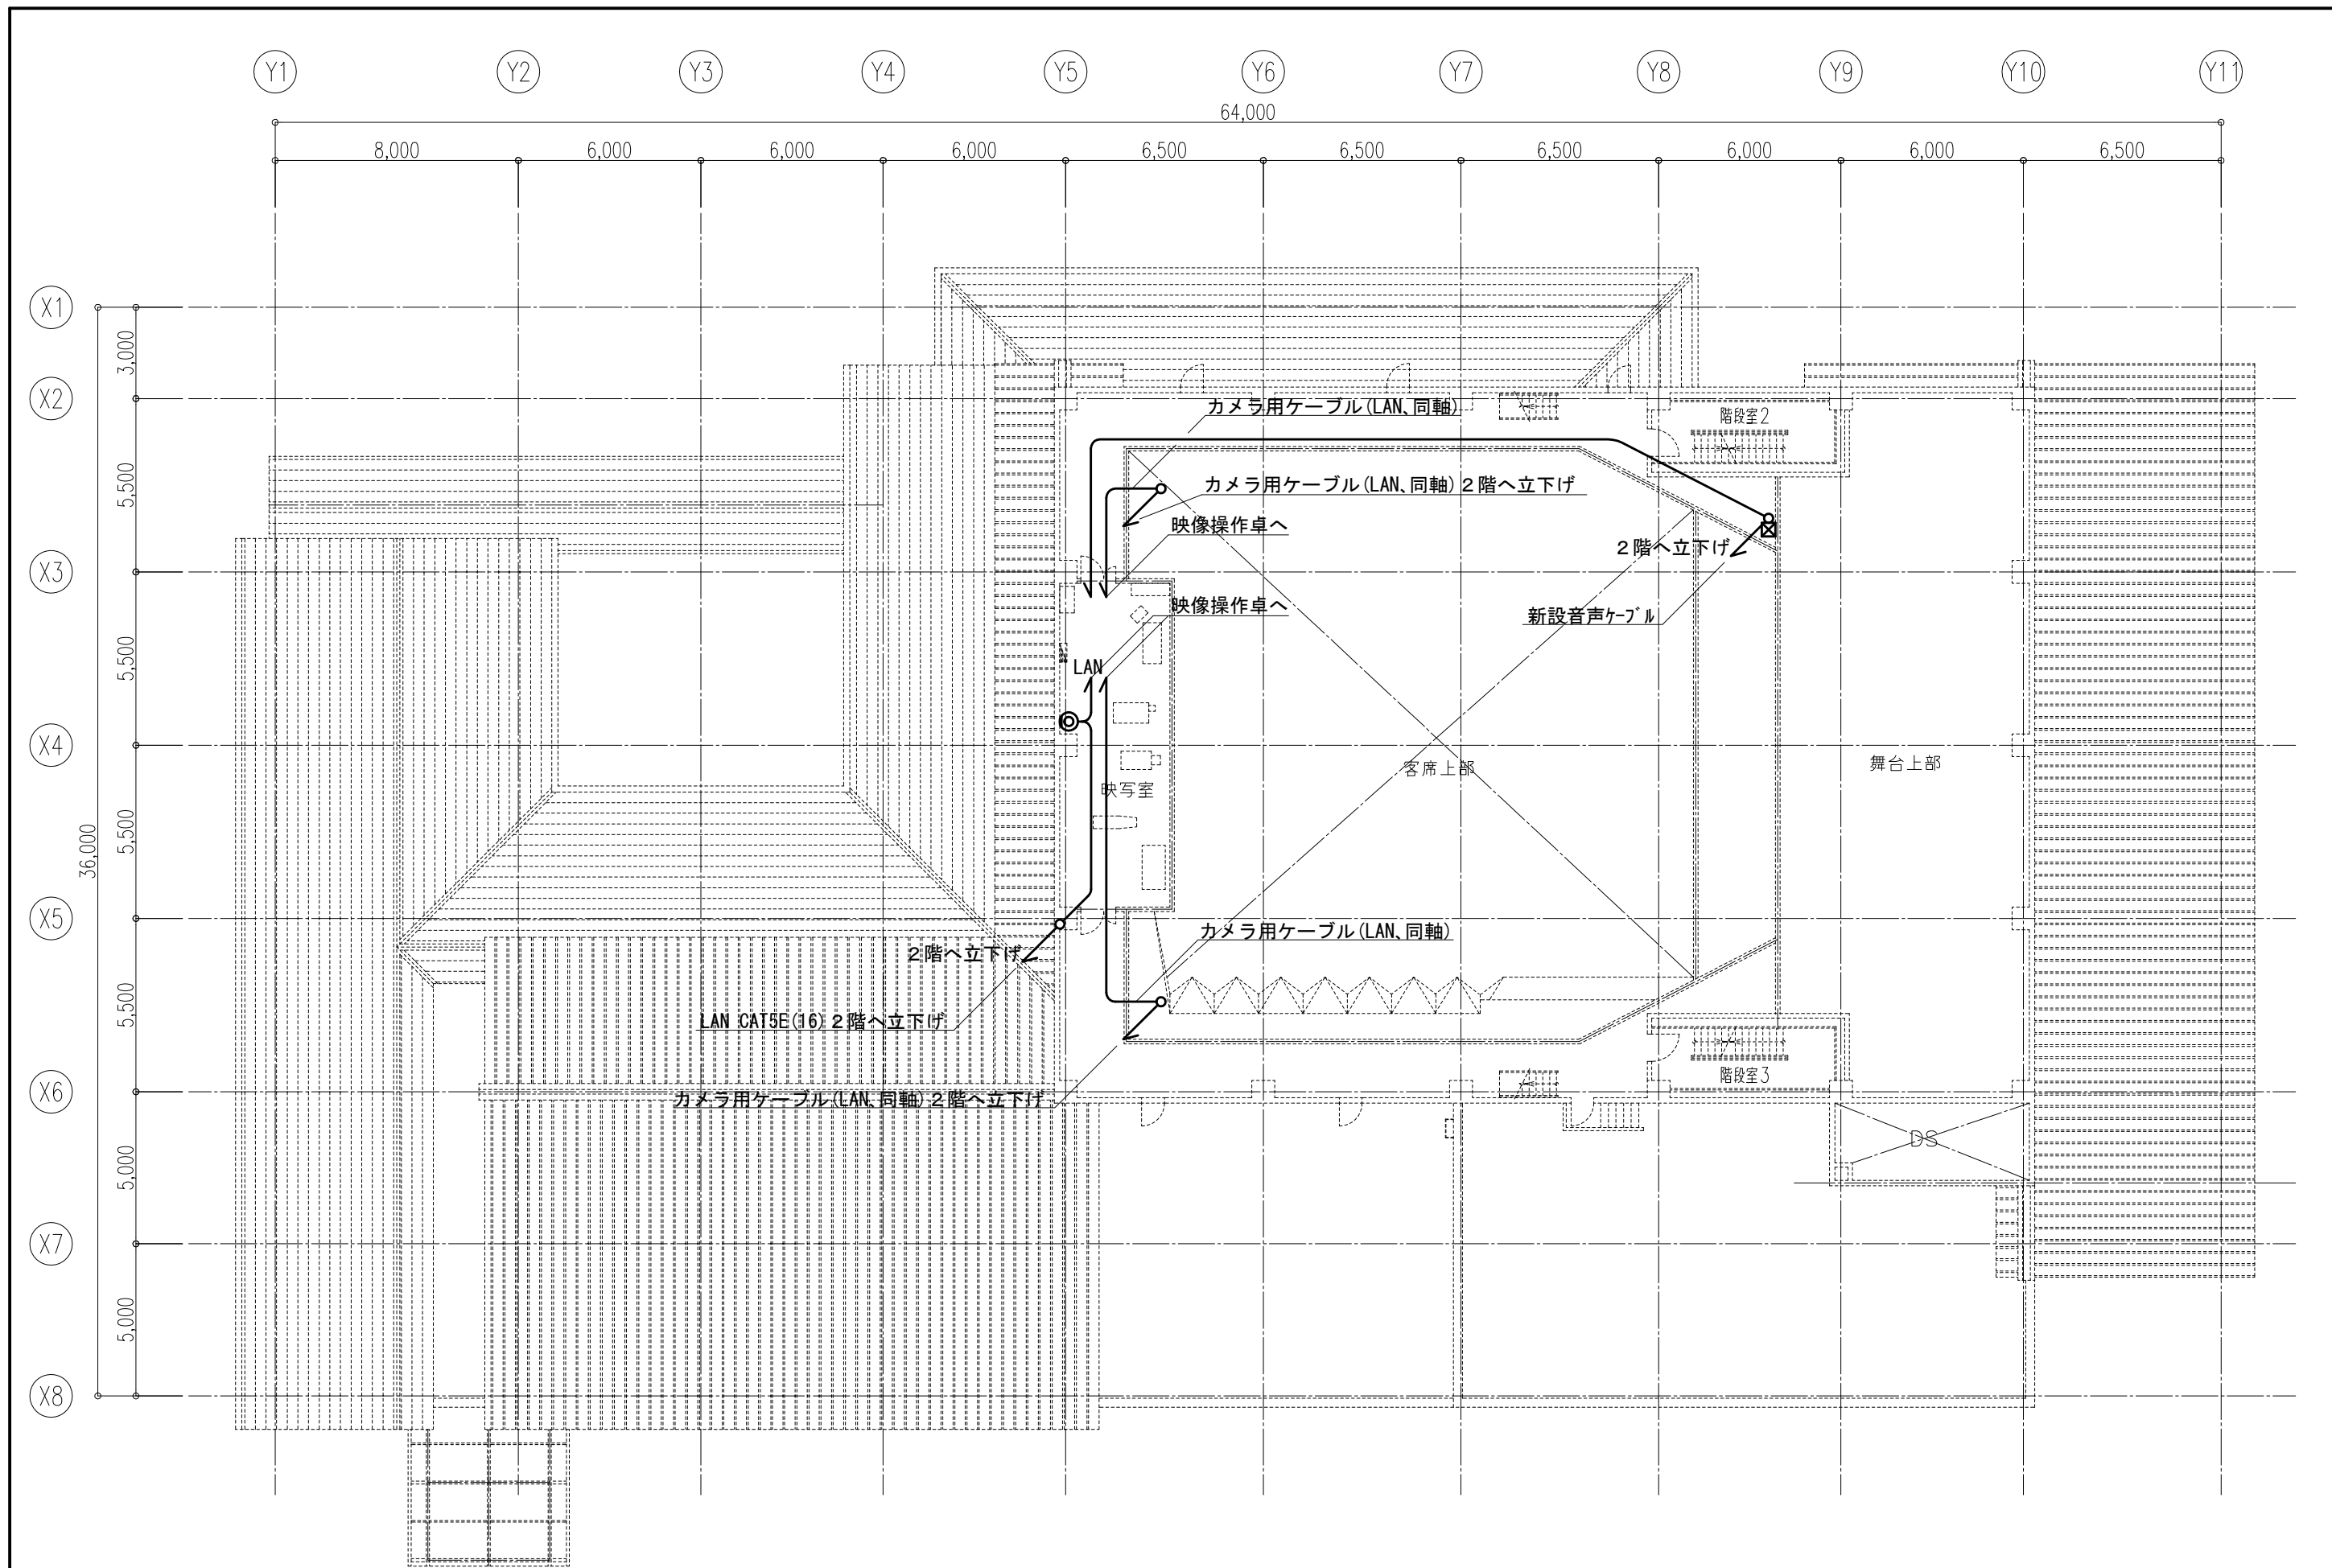

●工事名 令和3年度
海南文化館ホール映像配信システム設備等購入

●図面名 文化館 3階平面図

●図面番号 E-05

●縮尺 A3: 1/200
A4: 1/288