




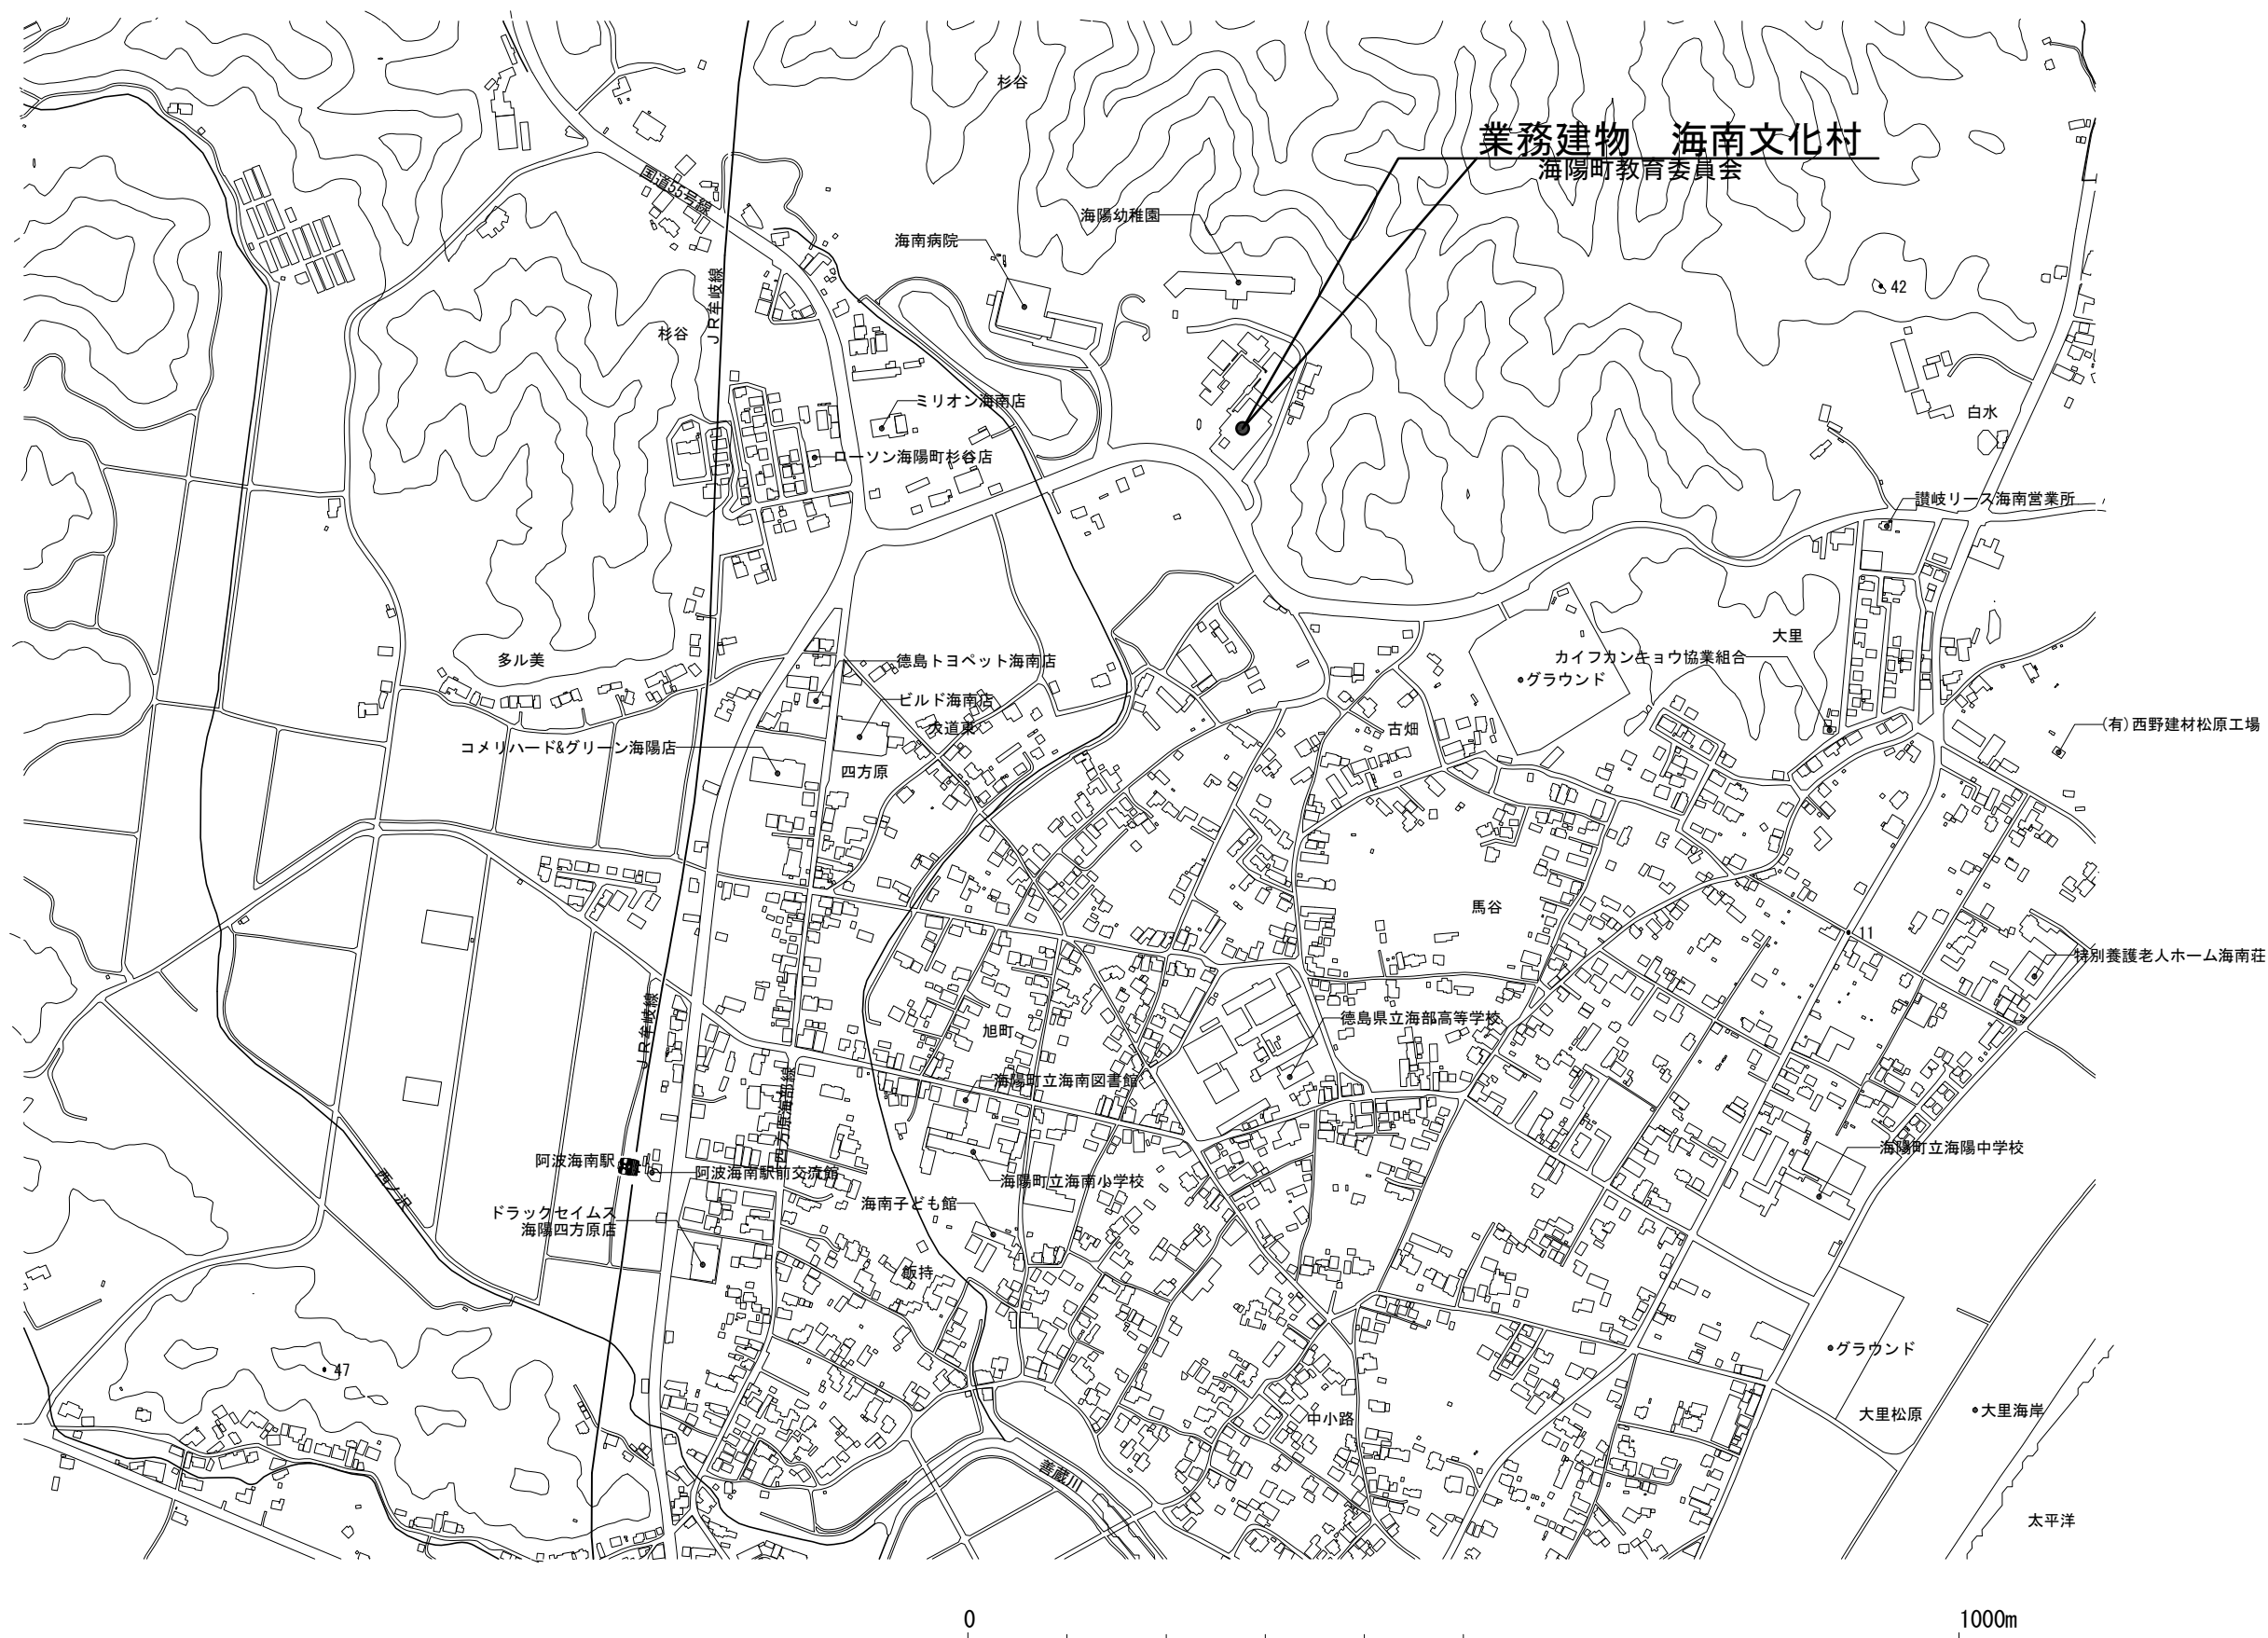



●工事名	令和7年度 海南文化館施設照明LED化工事	●図面番号	E-01
●図面名	附近見取図	●縮尺	1/5,000

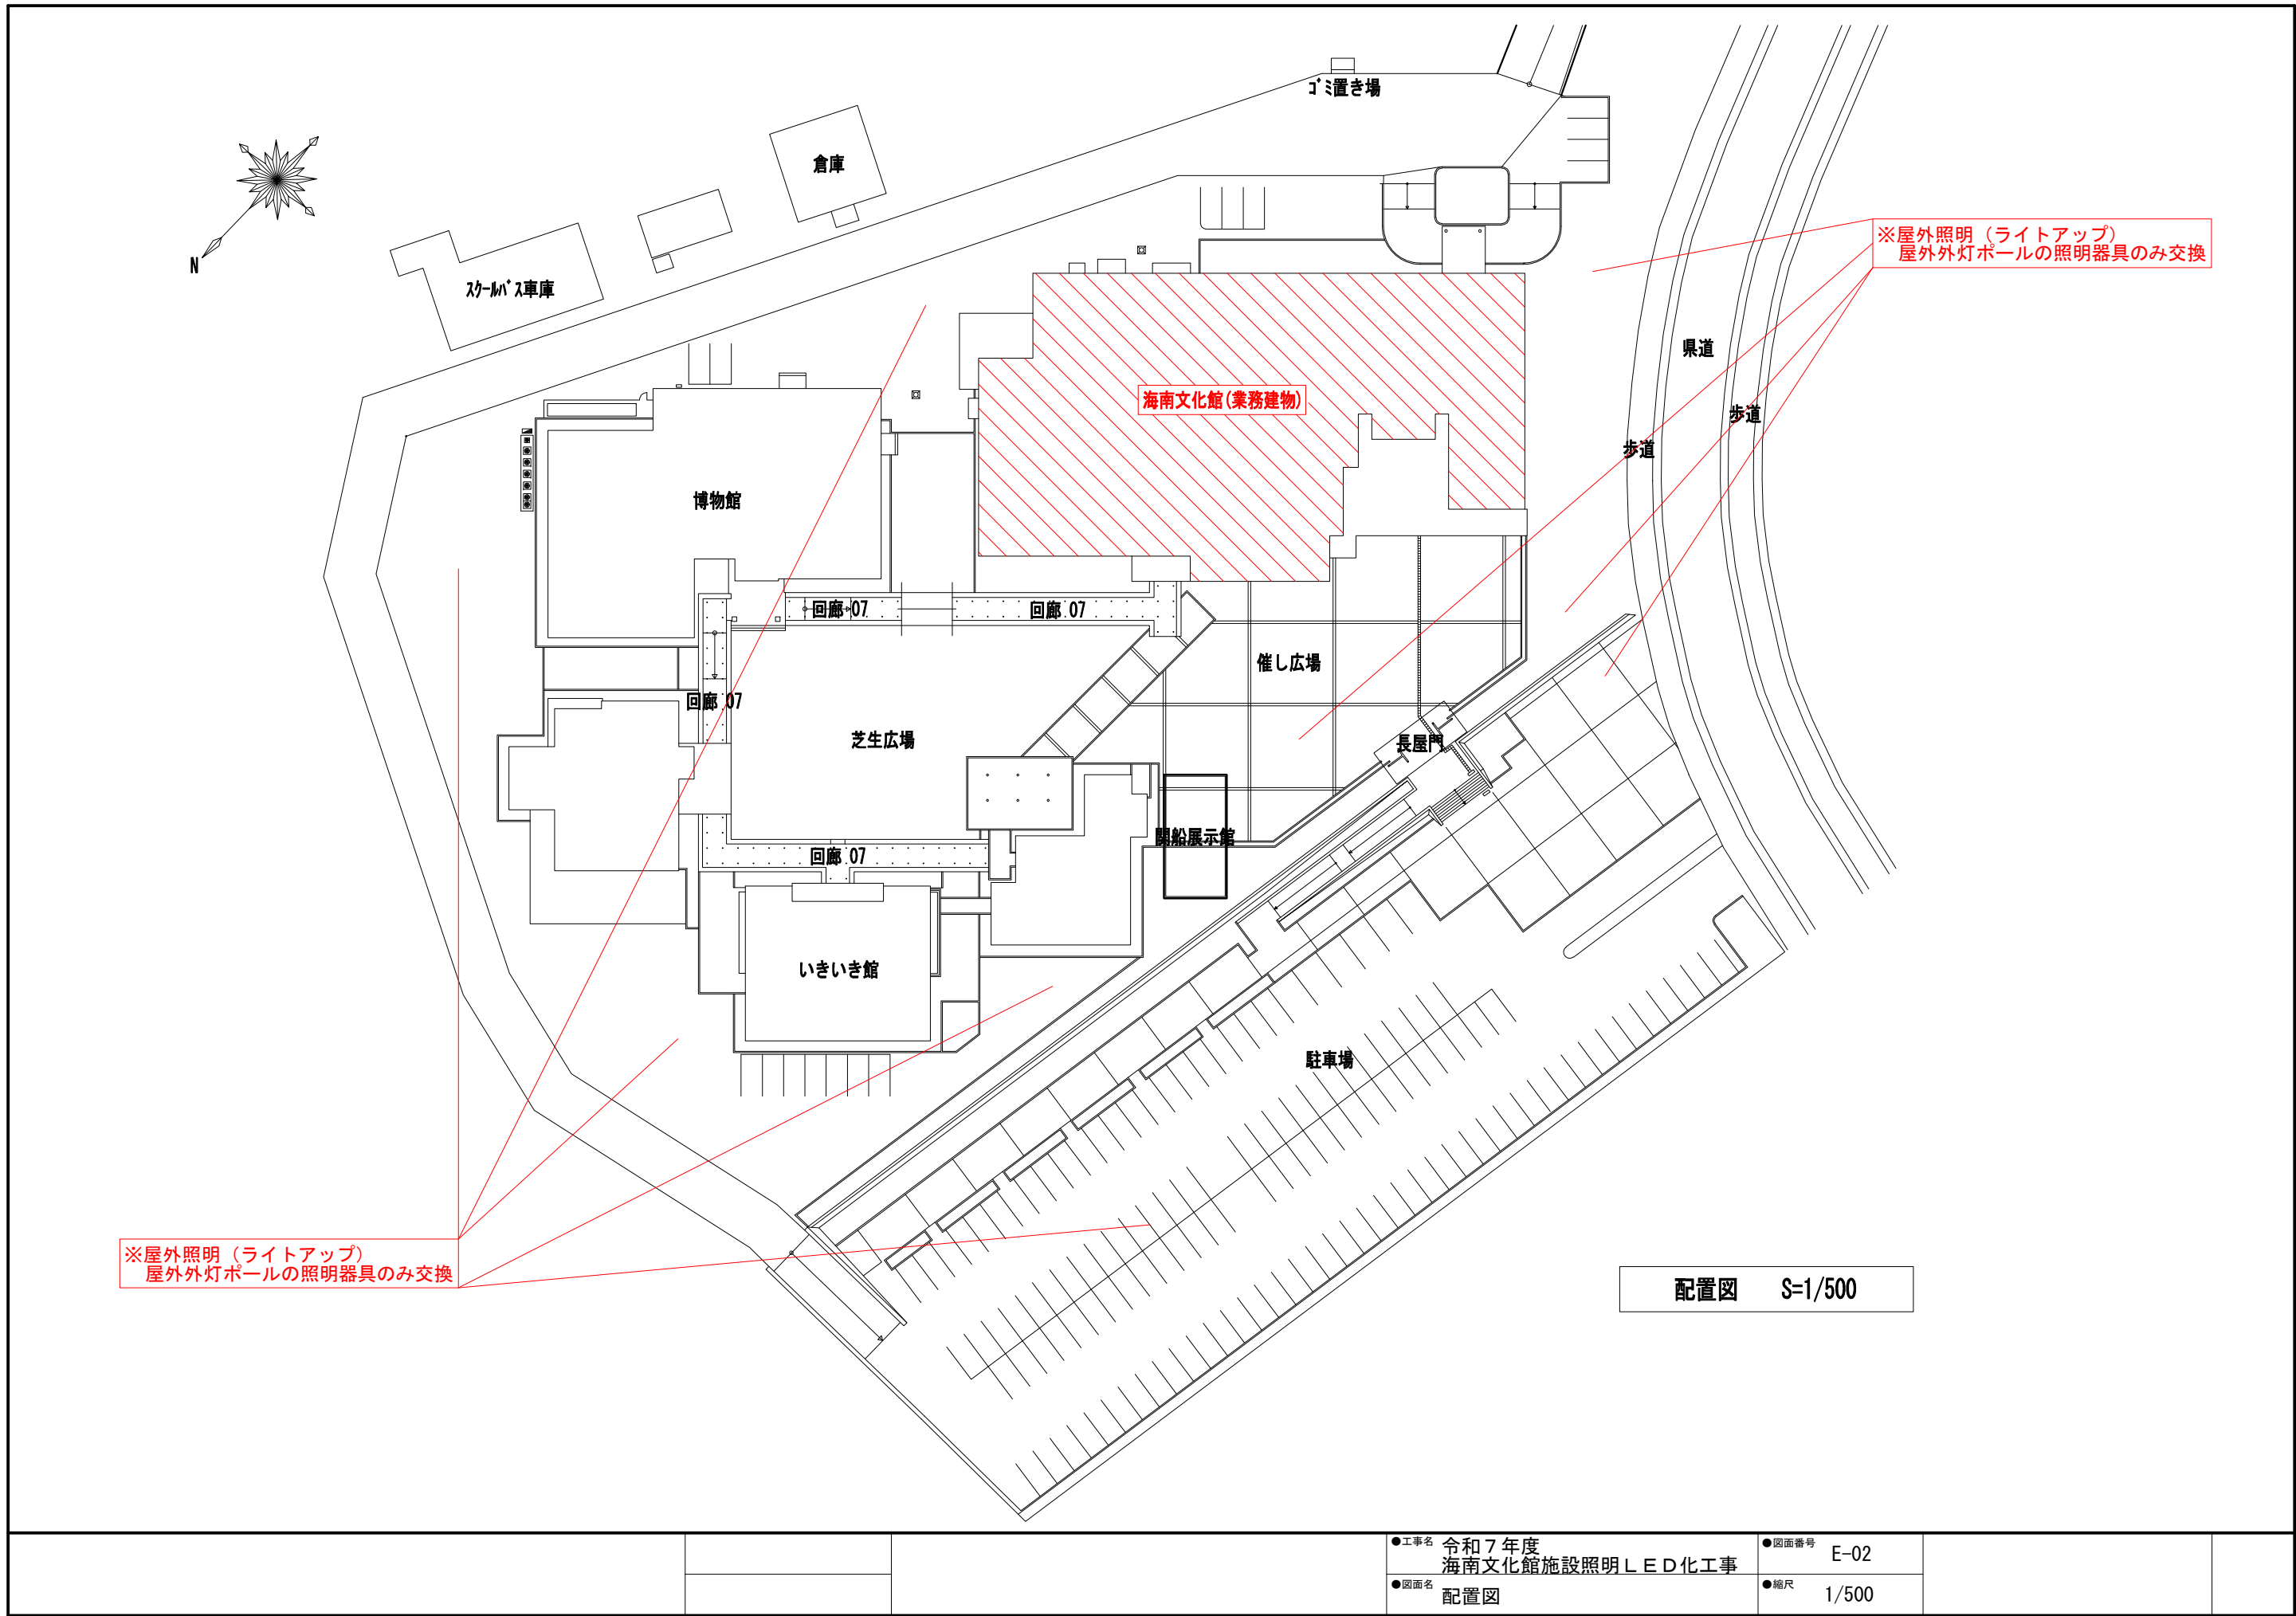

●工事名	令和7年度	●図面番号	E-02
	海南文化館施設照明LED化工事		
●図面名	配置図	●縮尺	1/500

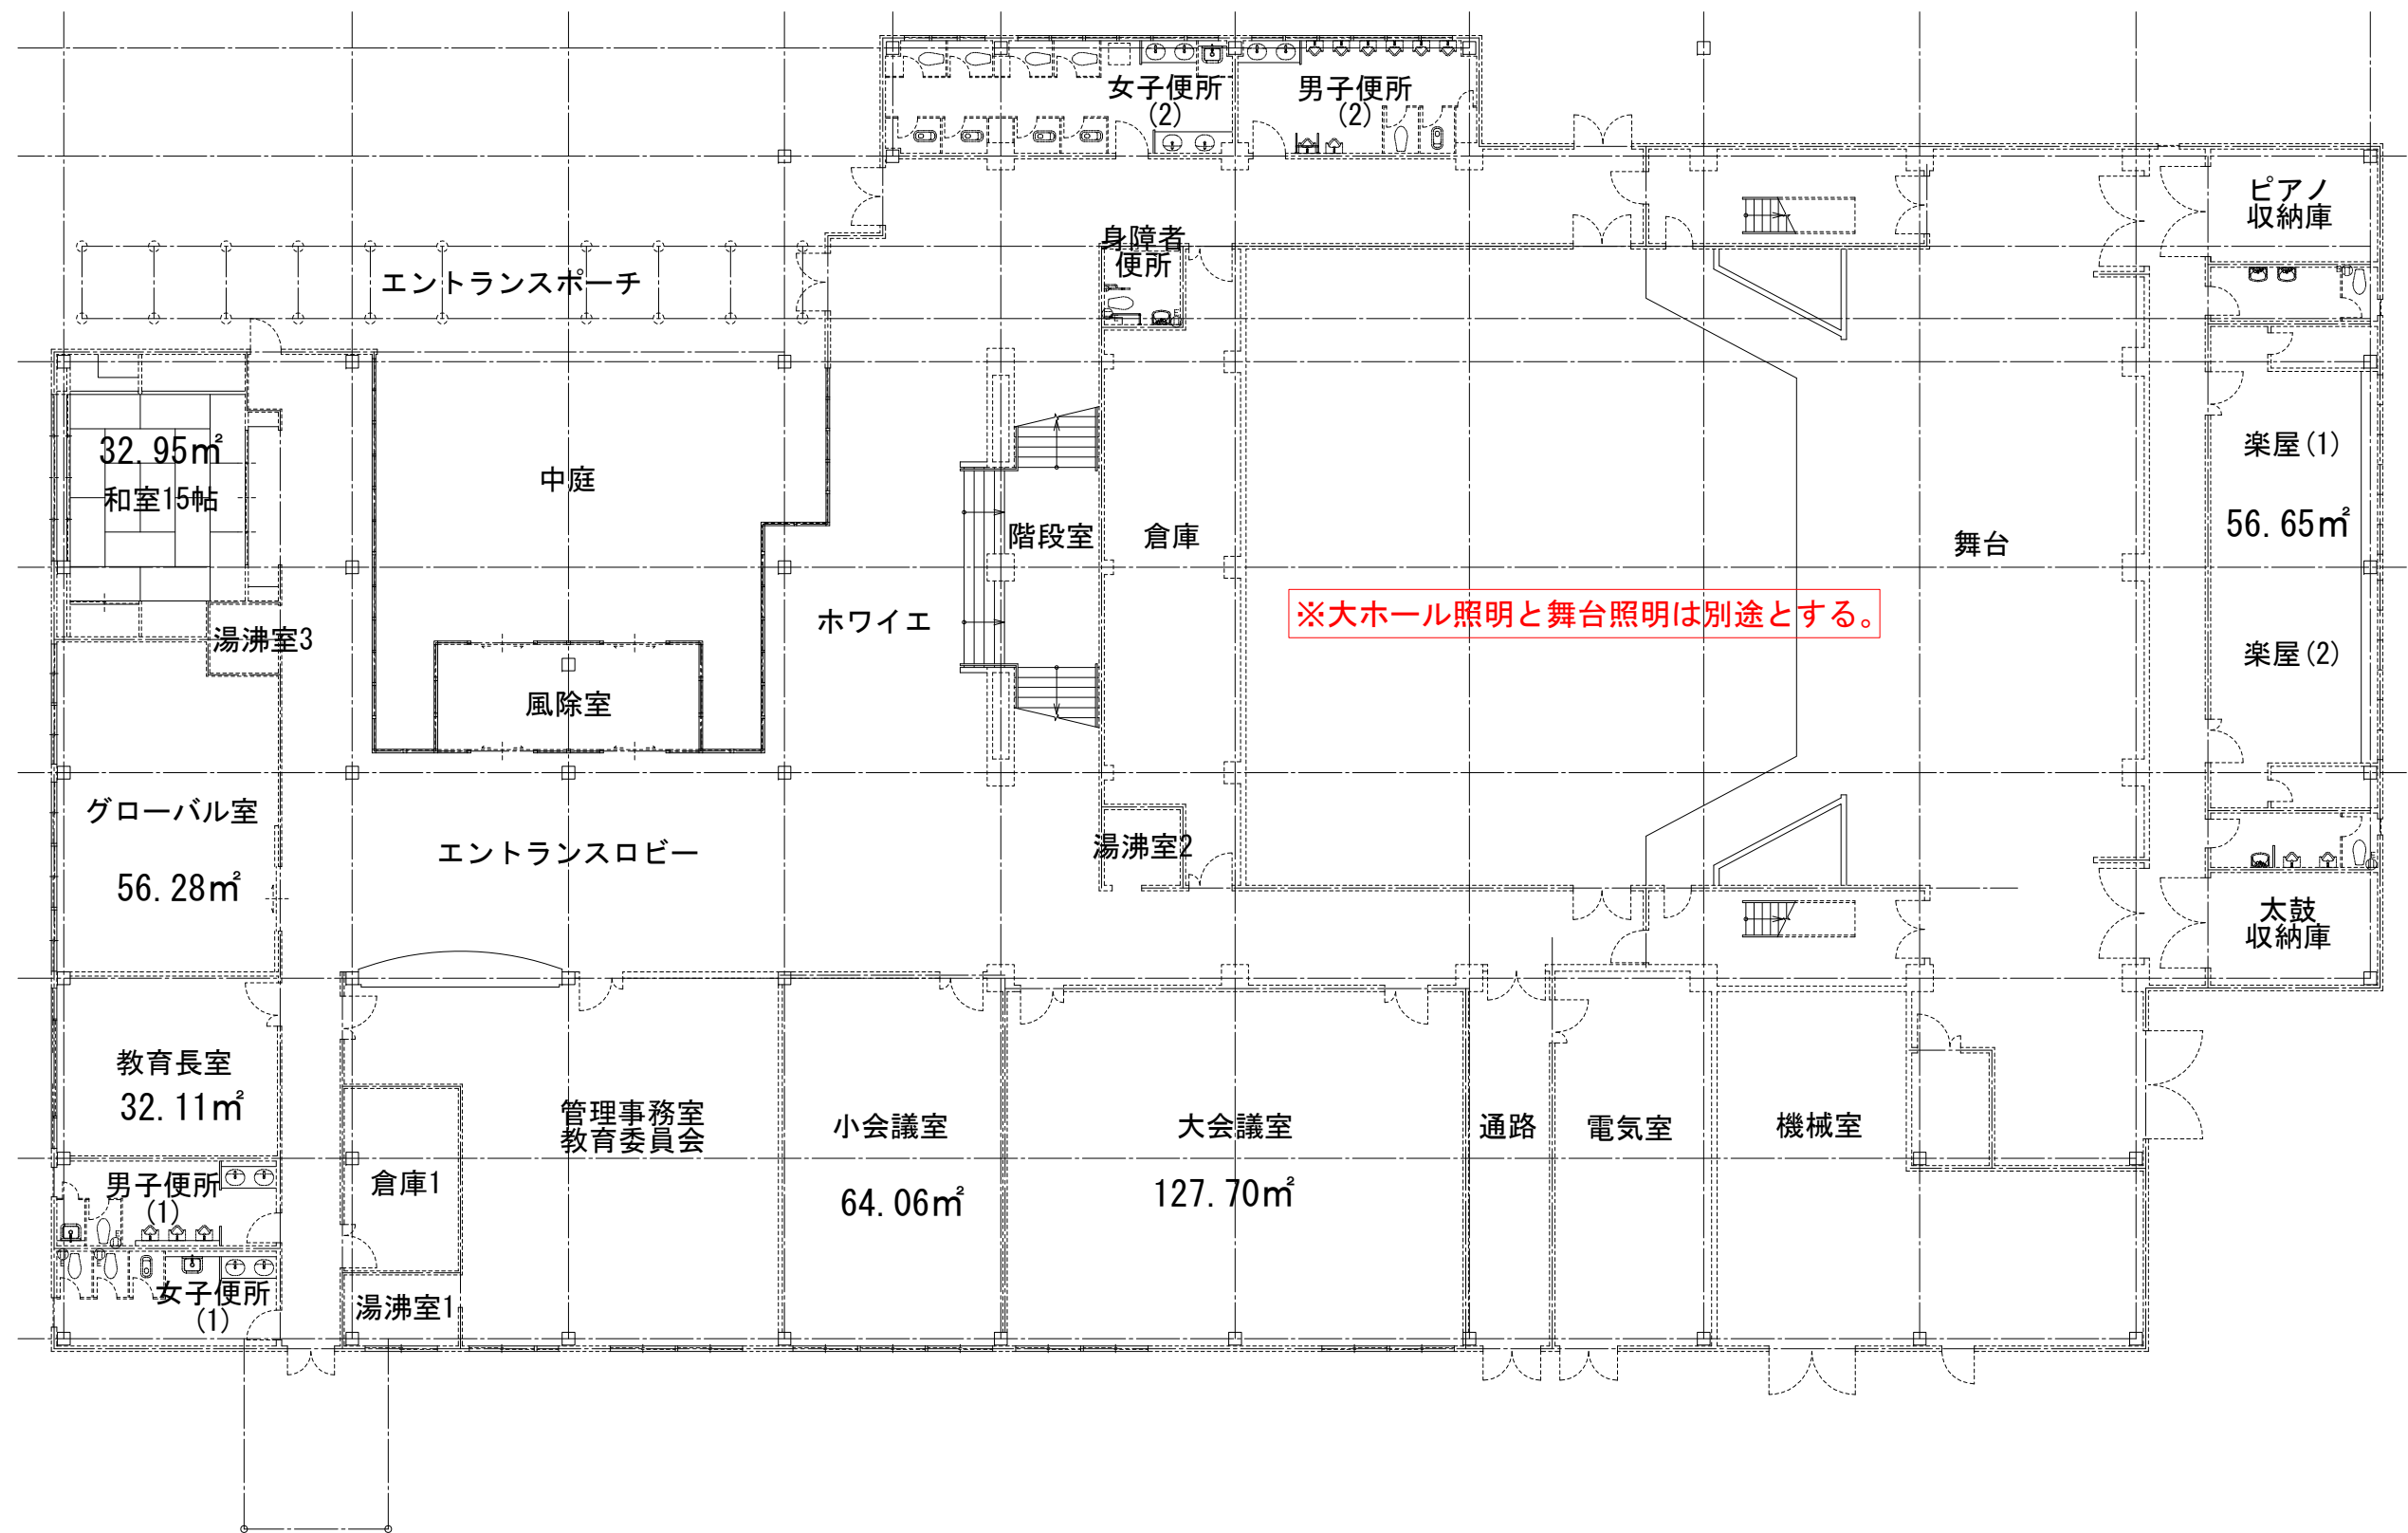

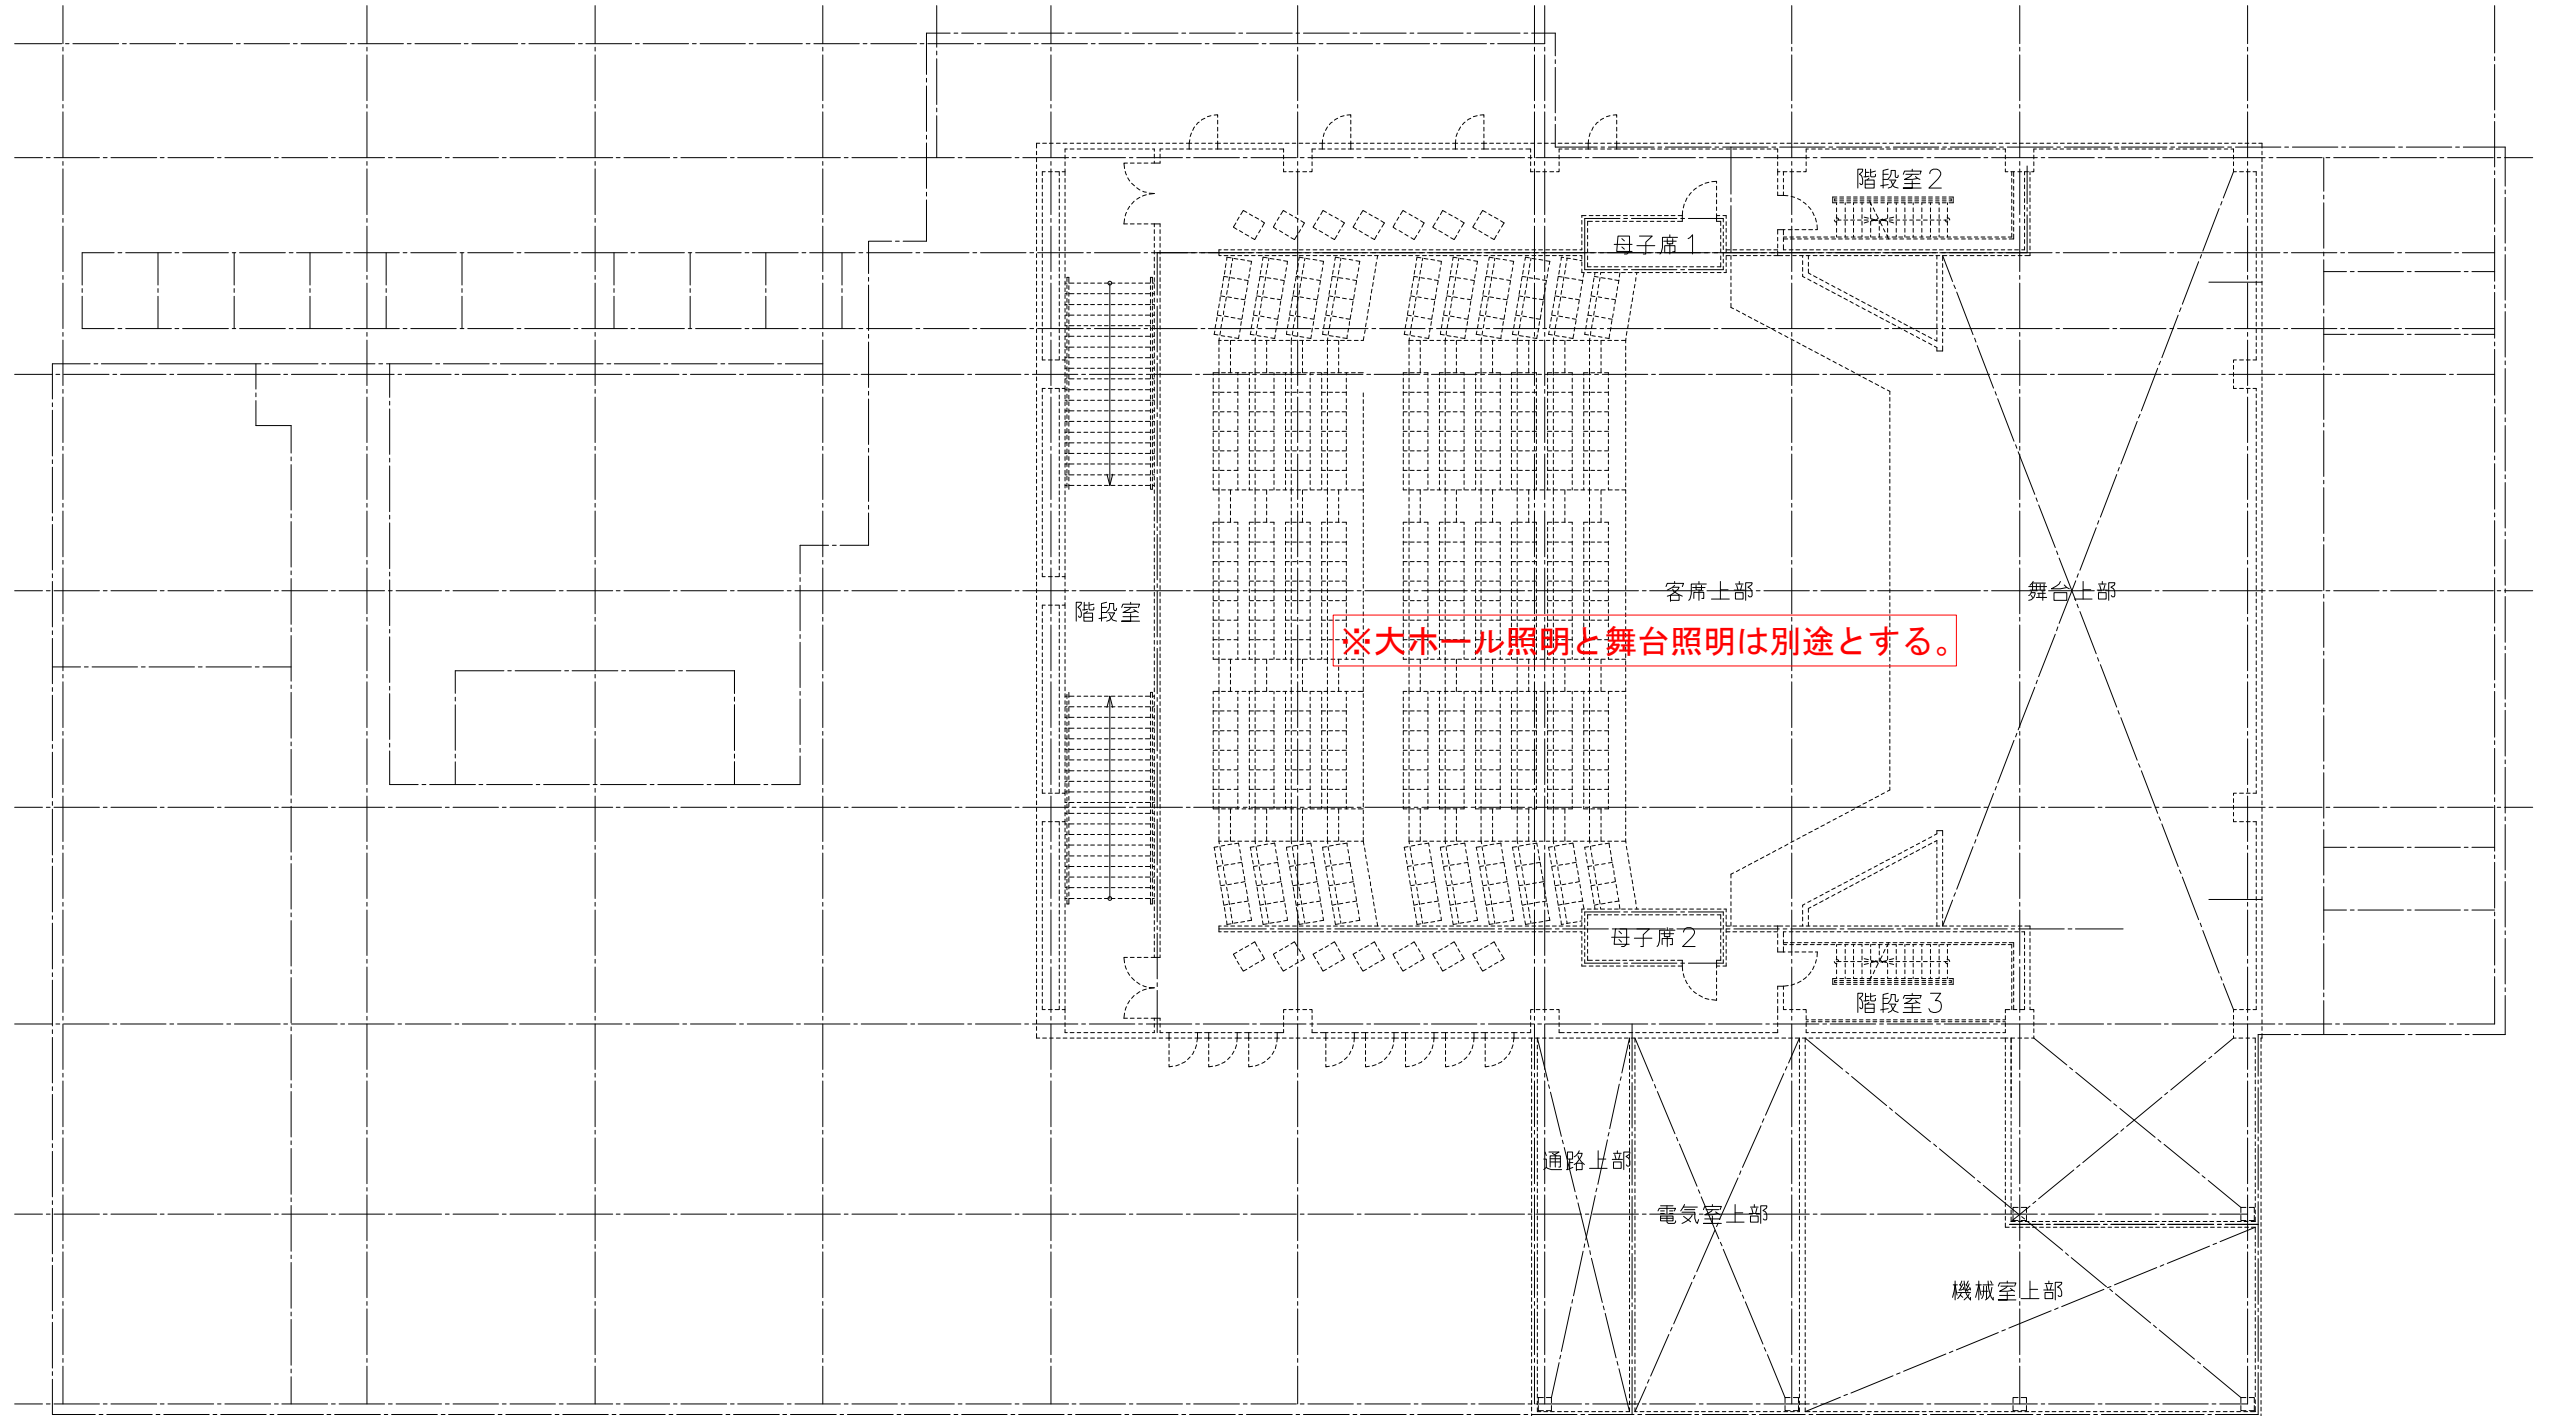

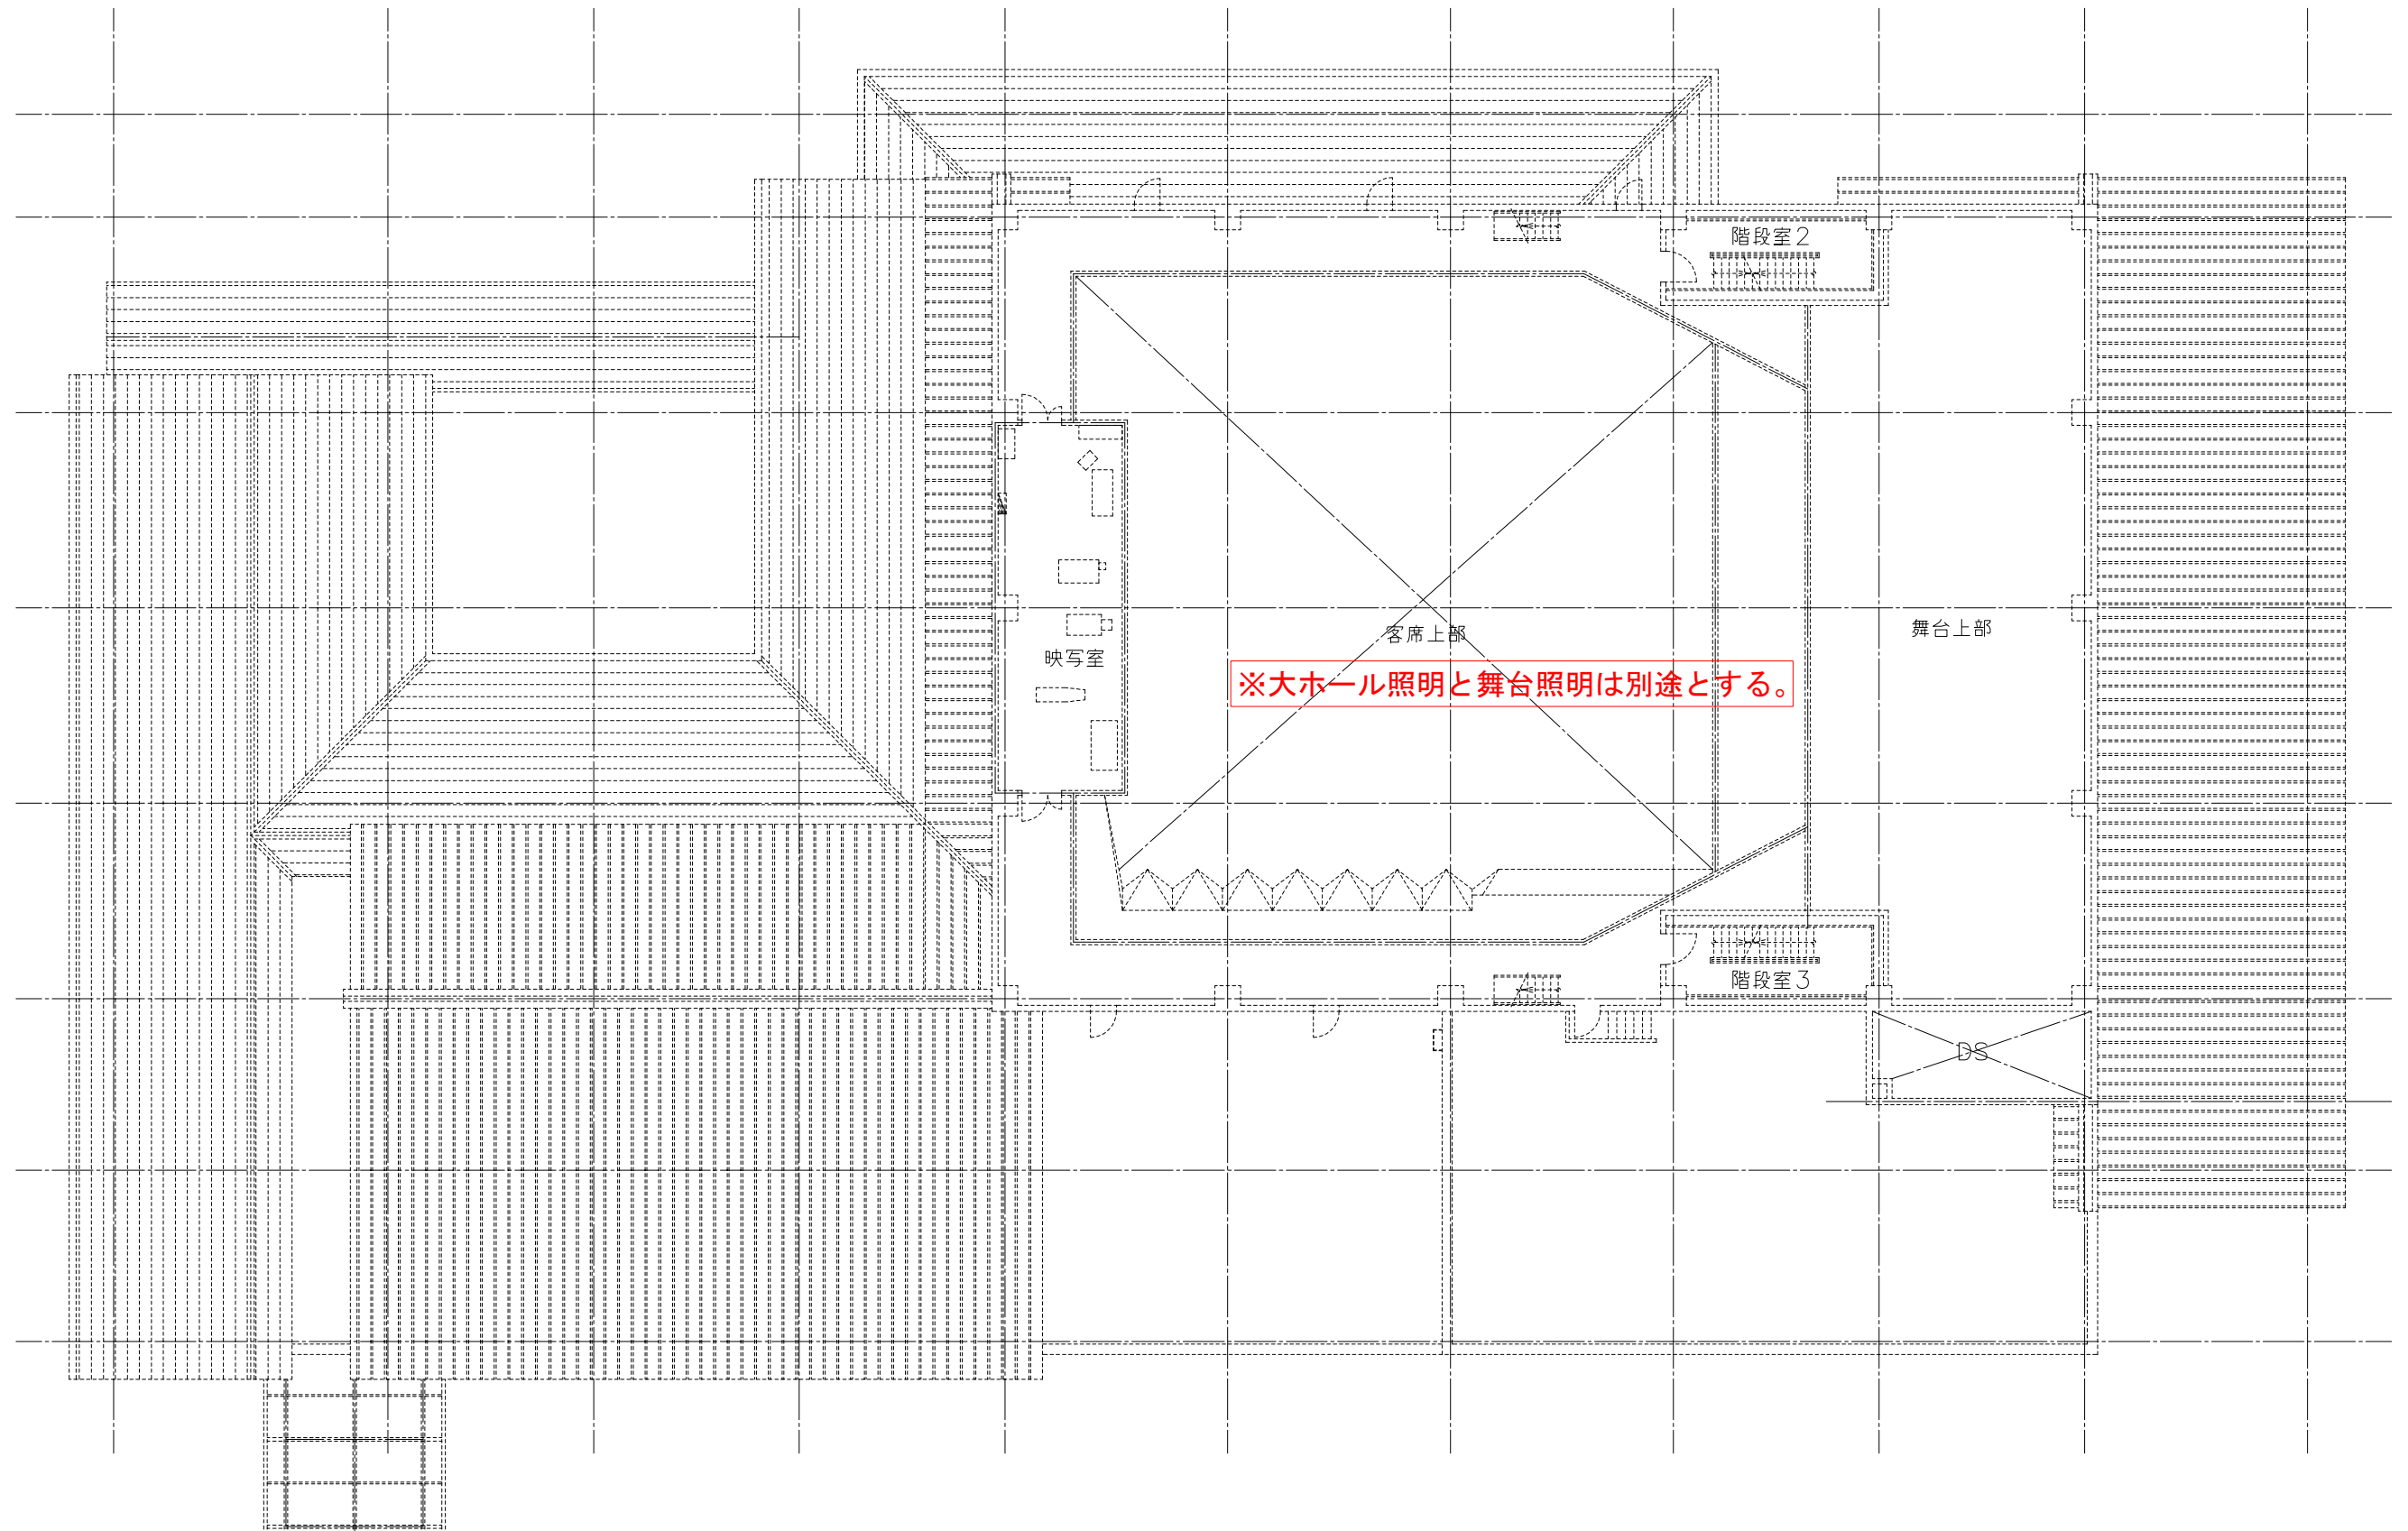

●工事名 令和7年度
海南文化館施設照明LED化工事
●図面名 3階平面図

●図面番号 E-05
●縮尺 A3:1/200