


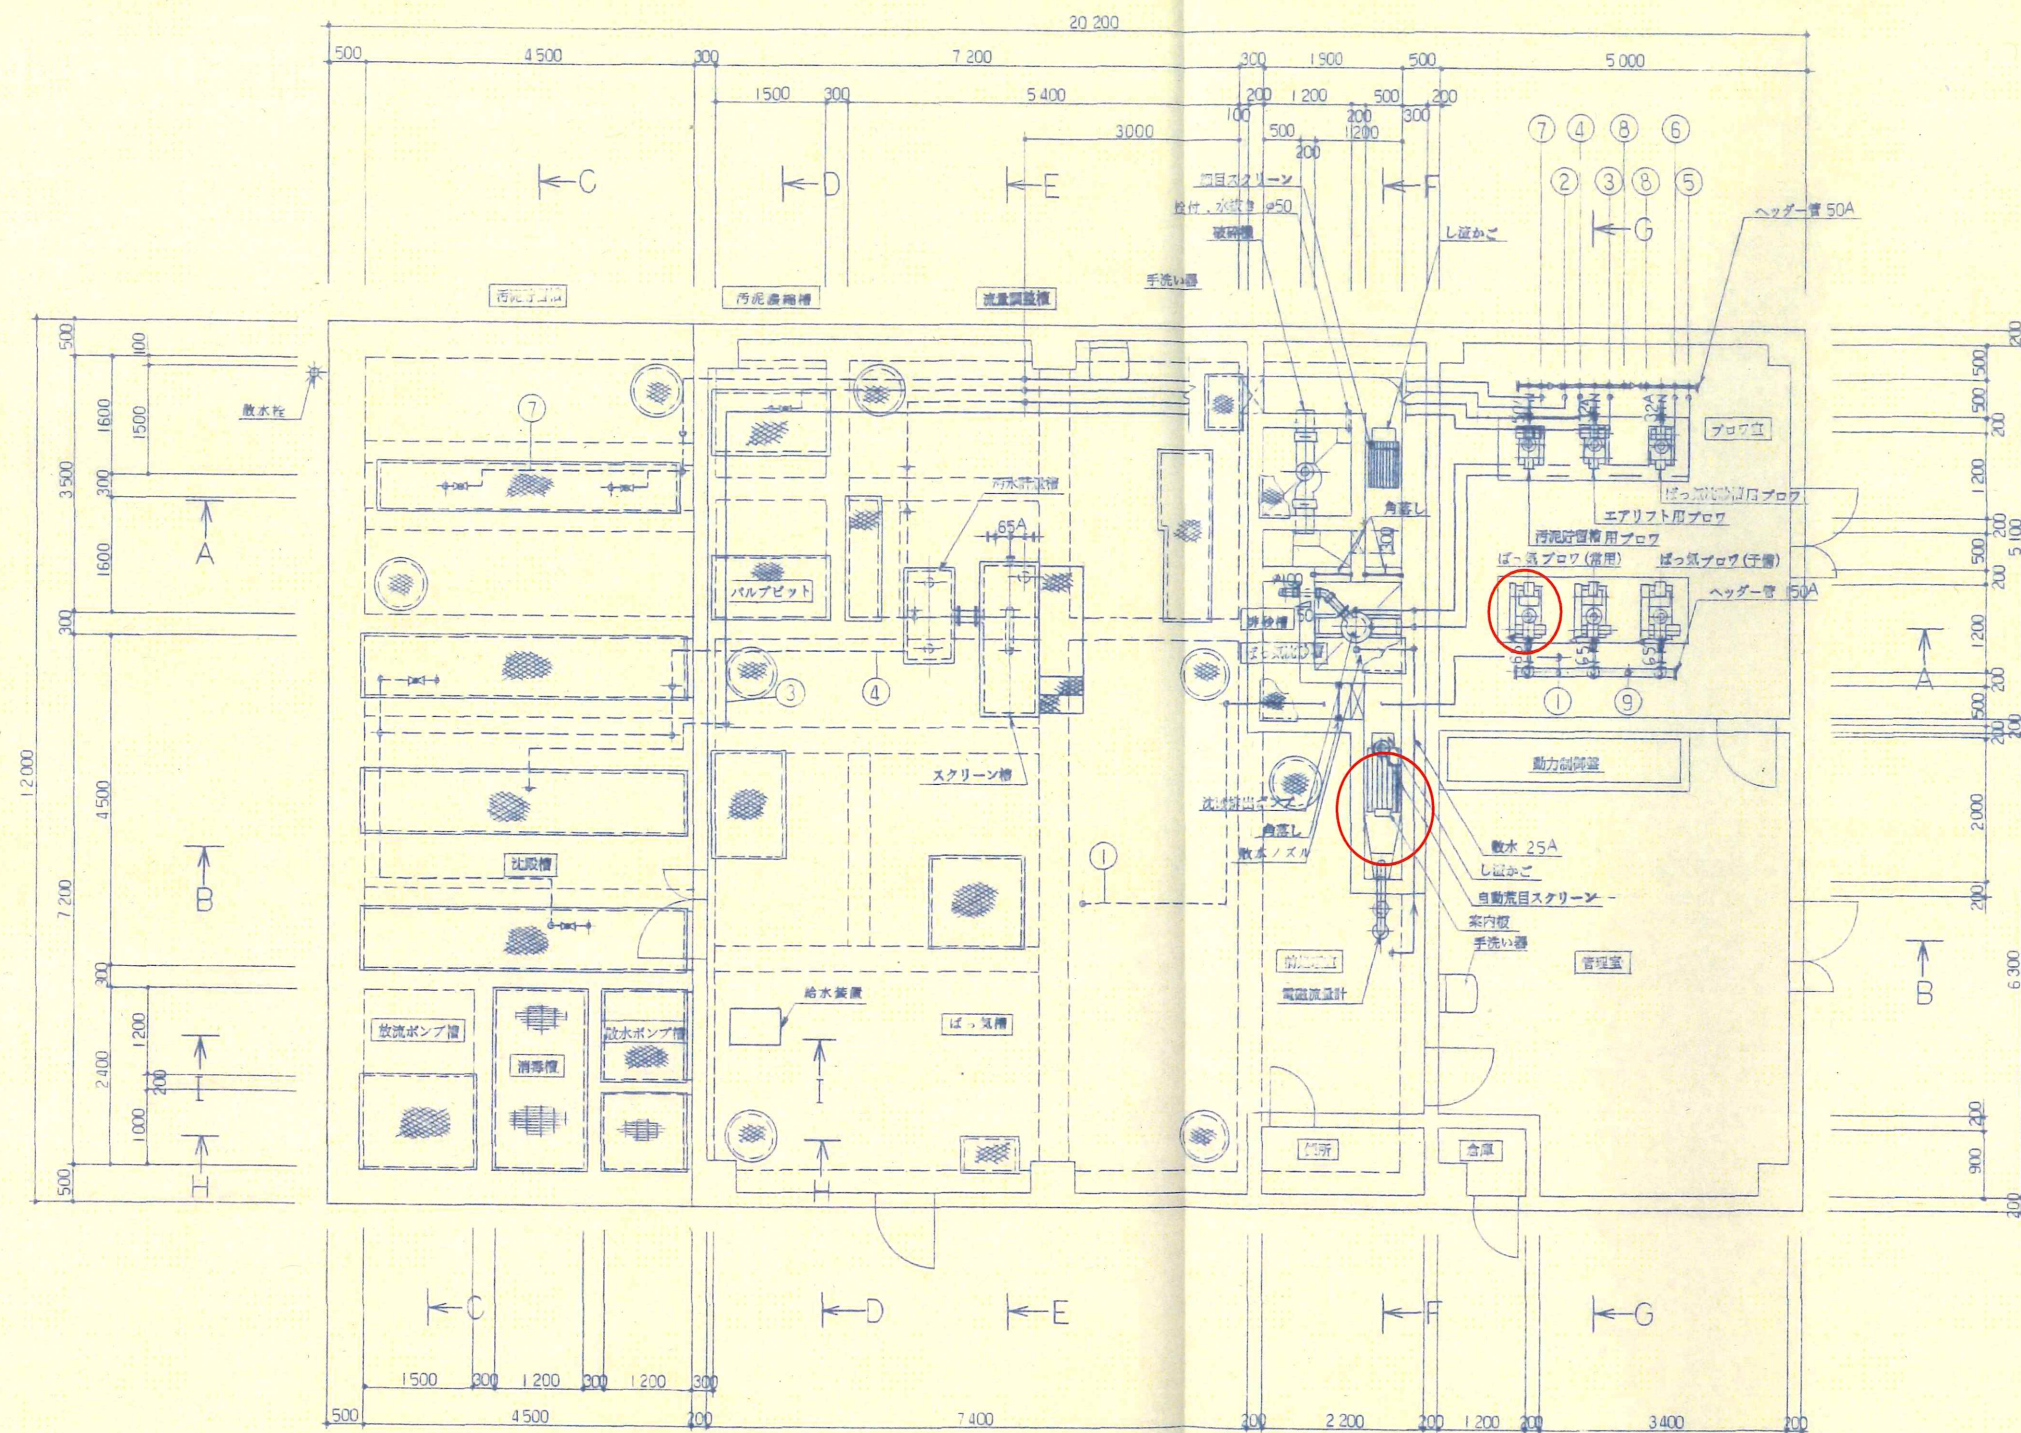

1 階平面図

S = 1/50

番号	口 径	名 称
1	80A	ばっ気槽 ばっ気
2	25A	汚泥吸排槽
3	32A	汚泥引抜ポンプ
4	32A	スラムスキマ
5	25A	洗砂排出ポンプ
6	25A	ばっ気洗砂池 散気
7	50A	汚泥貯留槽 散気
8	25A	空気通し
9	32A	ばっ気槽用空気通し

1. 〇 表示配管はVPとする。
 2. A 表示配管はSUS304とする。

工事名	令和7年度 集排[機能強化] 川西地区 自動荒目スクリーン・ばっ気ブロウ更新工事
路線名等	川西地区
工事箇所	川西地区処理施設
図面名	更新機器位置図
縮尺	- 図面番号
会社名	
事業者名	海陽町役場