


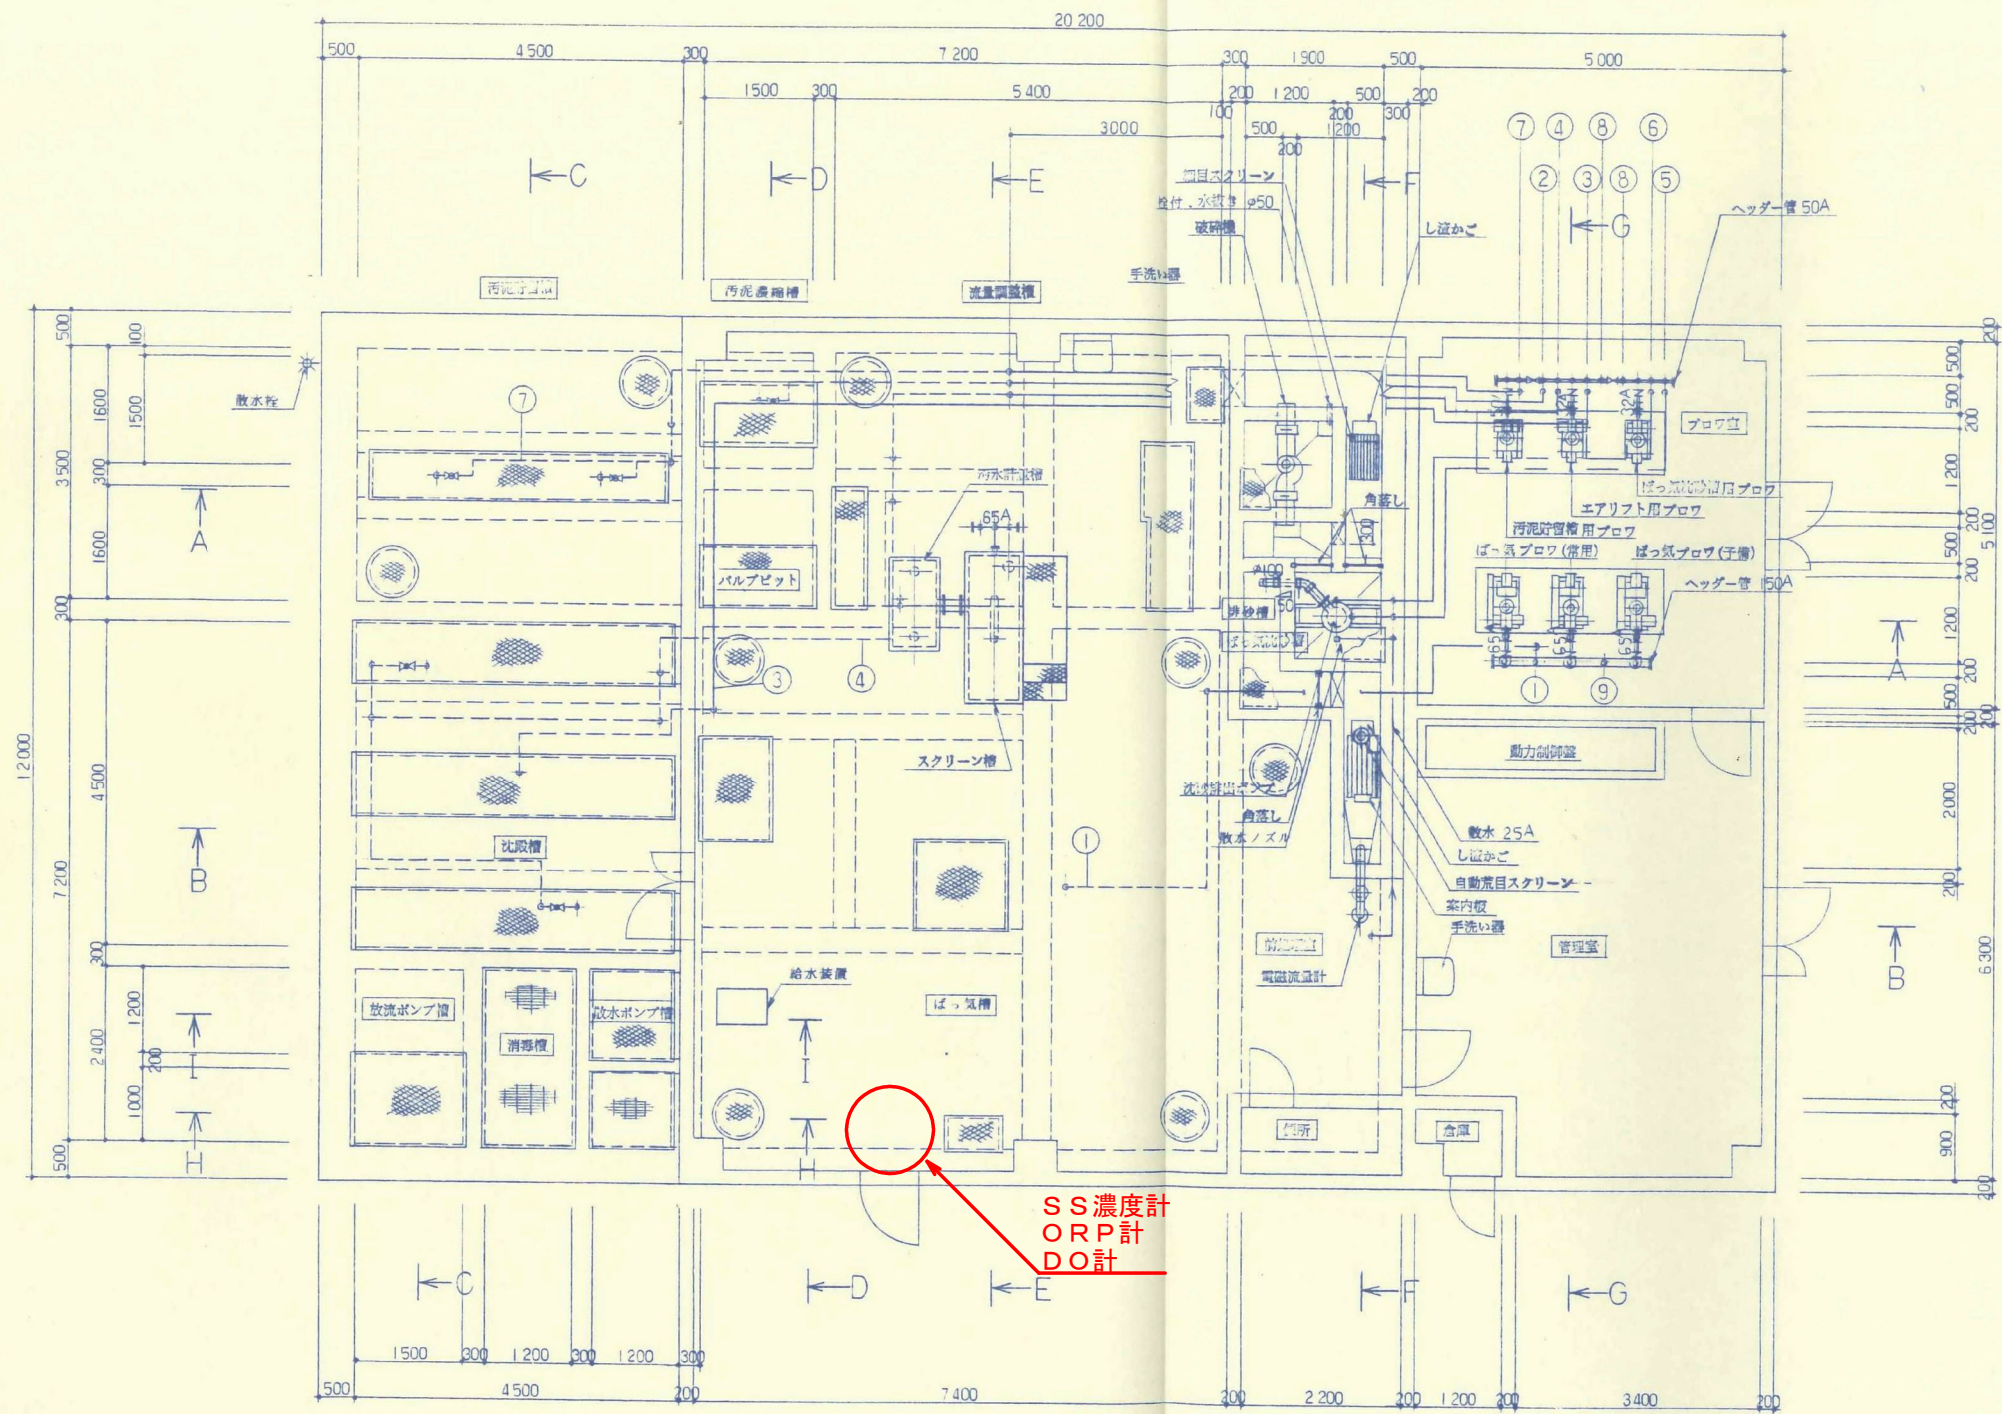

1 階平面図
S = 1/50

番号	口径	名称
1	80A	ばっ気槽 ばっ気
2	25A	汚泥脱水機
3	32A	汚泥引込ポンプ
4	32A	スクラムスキマ
5	25A	汚泥脱水ポンプ
6	25A	ばっ気沈砂池 散気
7	50A	汚泥貯留槽 散気
8	25A	空気通し
9	32A	ばっ気槽用空気通し

1. φ 表示配管はVPとする。

工事名	令和7年度補正 集排[機能強化] 川西地区 処理場計器類更新工事		
路線名等	川西地区		
工事箇所	海部郡海陽町野江南前		
図面名	1 階平面図		
縮尺	—	図面番号	
会社名			
事業者名	海陽町役場		